


凡 例

1. — は今回を示す。



2. - - - は既設を示す。

工 事 名	令和2年度 坂崎処理区マンホールポンプ場電気設備改築更新工事		
工 事 場 所	志摩市 磯部町 坂崎 地内		
図 面 名 称	坂崎処理区 システム構成図(今回) 縮尺		
志 摩 市	図 面 番 号	PE-1	

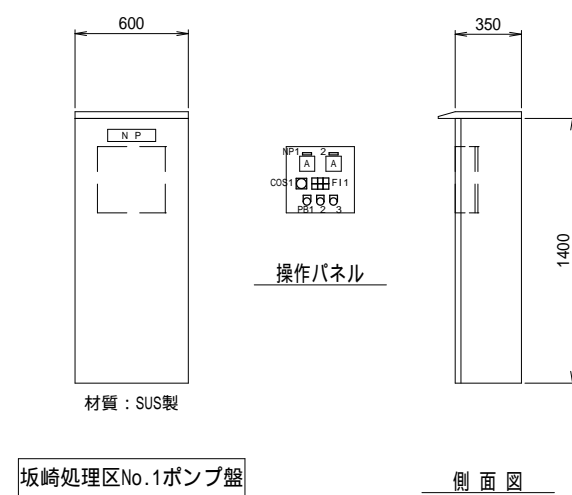

FI 1		
NO . 1 運 転	電 源	NO . 2 運 転
NO . 1 故 障	異 常 高水位	NO . 2 故 障

凡 例	
記 号	内 容
NP1	NO . 1
2	NO . 2
COS1	切替スイッチ NO . 1手動・切・NO . 1自動・自交・NO . 2自動・切・NO . 2手動
PB1	故障復帰
2	高水位試験
3	ランプテスト

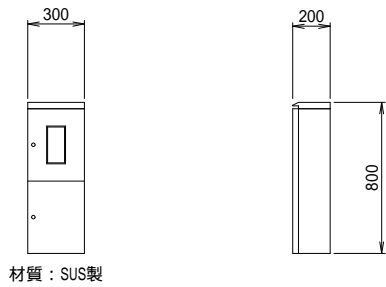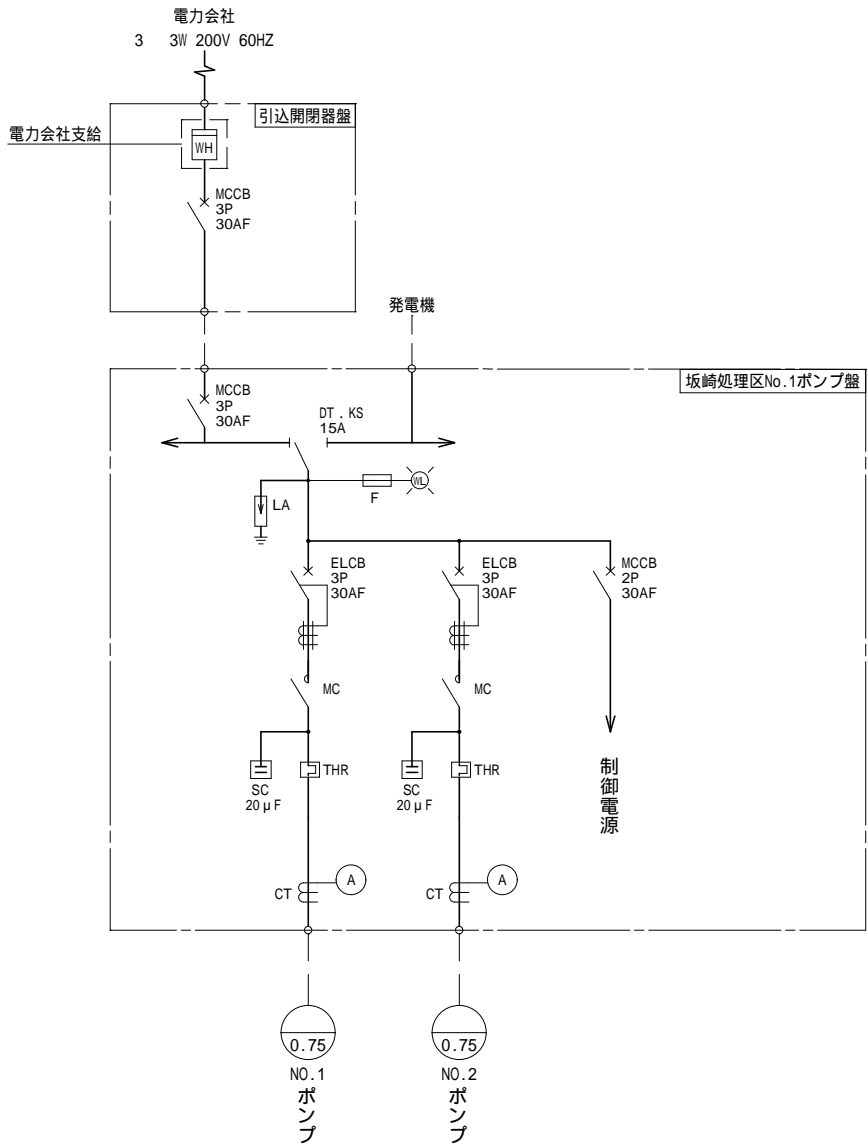





引込開閉器盤

側 面 図

凡 例





1. 本図は今回を示す。
2. 本図は参考図とする。
3. 形状、寸法は参考値とする。

工 事 名	令和2年度 坂崎処理区マンホールポンプ場電気設備改築更新工事		
工 事 場 所	志摩市 磯部町 坂崎 地内		
図 面 名 称	No.1ポンプ場 単線結線図、盤外形図 (今回) 縮尺 1/40		
志 摩 市		図 面 番 号	PE-2

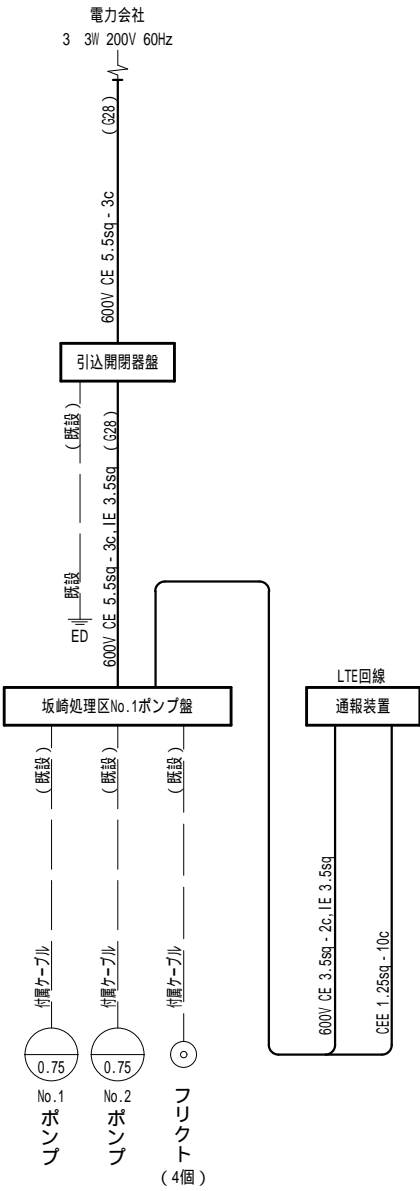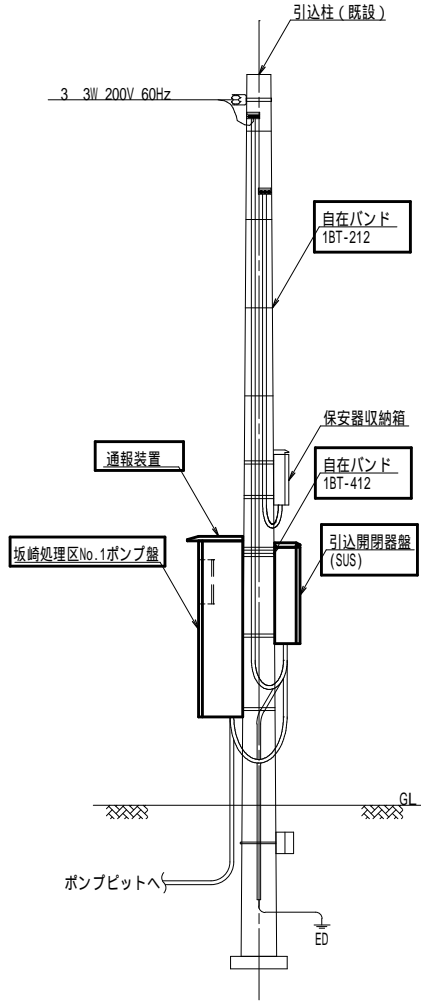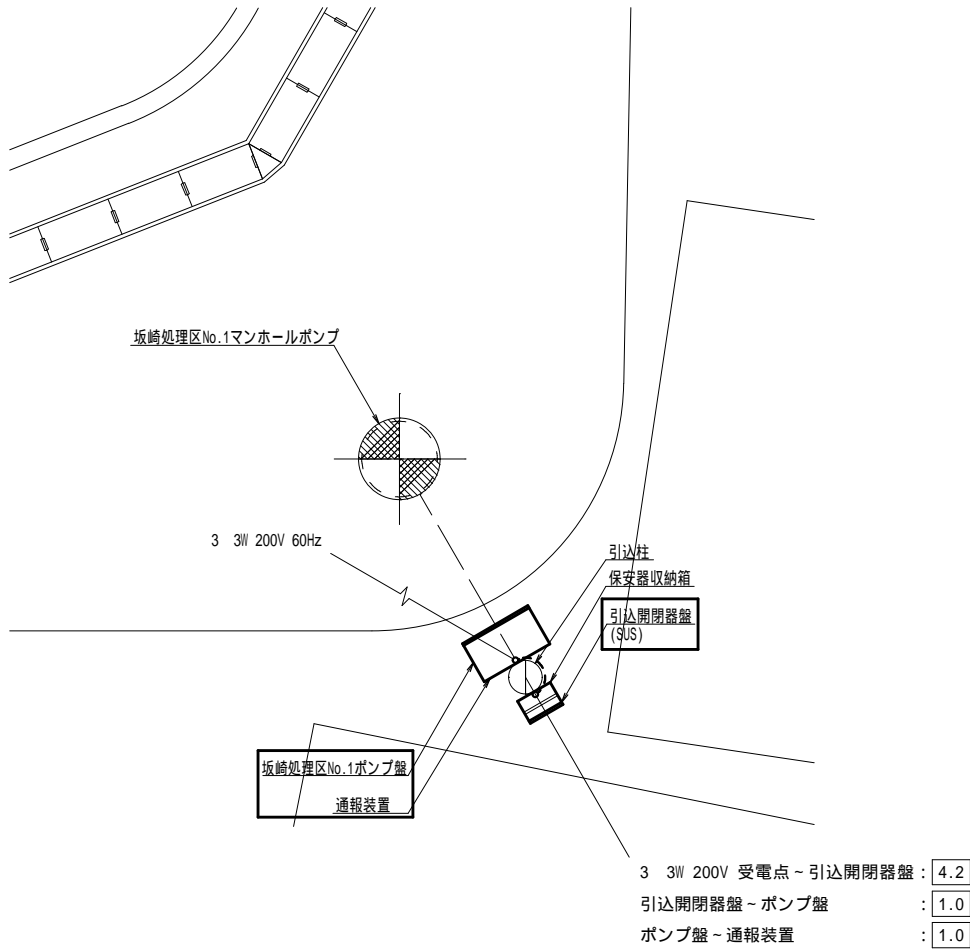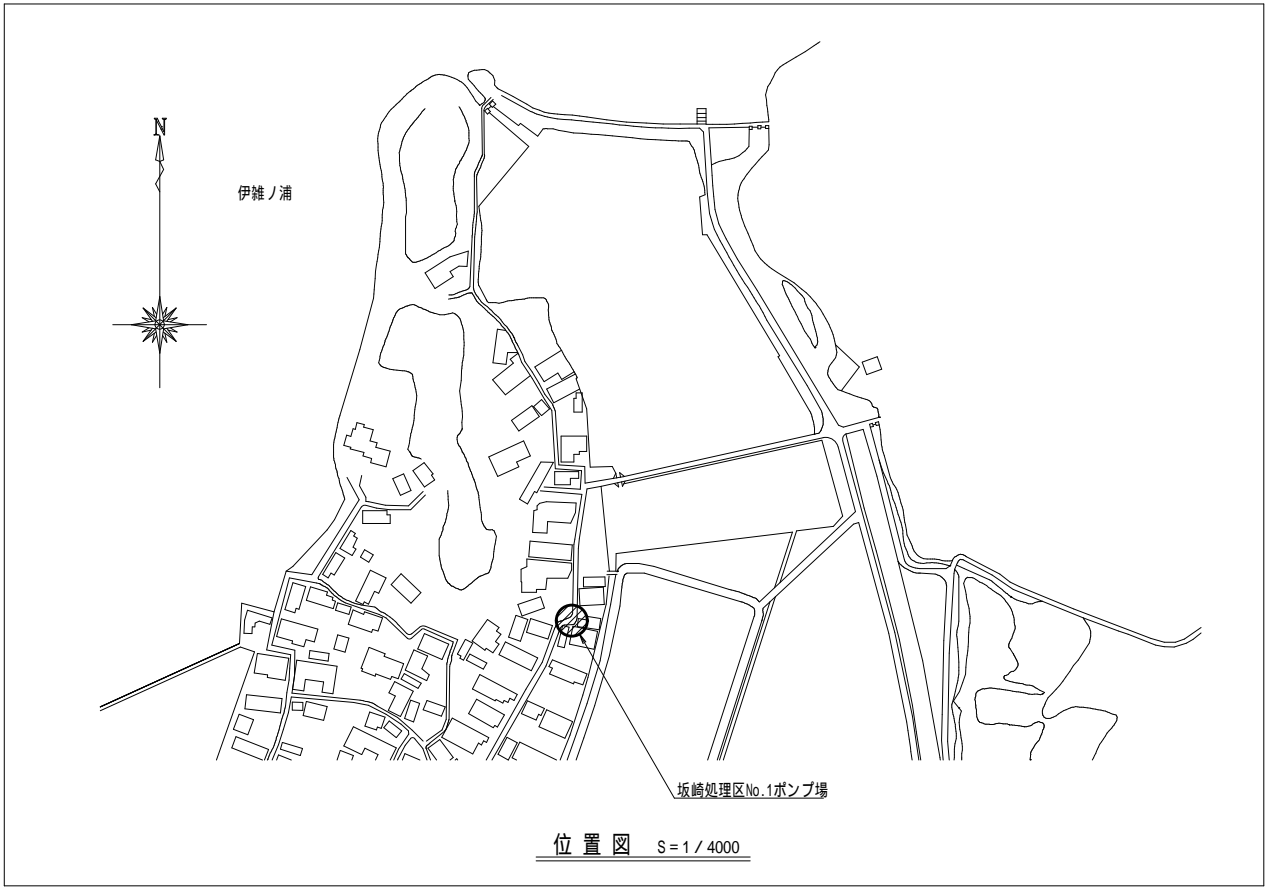


- 凡 例
1. は今回を示す。
 2. は既設を示す。
 3. は撤去ケーブルを示す。
 4. は既設ケーブルを示す。
 5. 電線管の撤去は露出部のみとする。

工 事 名	令和2年度 坂崎処理区マンホールポンプ場電気設備改築更新工事		
工 事 場 所	志摩市 磯部町 坂崎 地内		
図 面 名 称	No.1ポンプ場 配置配線図 (今回)	縮 尺	1/60
志 摩 市		図 面 番 号	PE-3

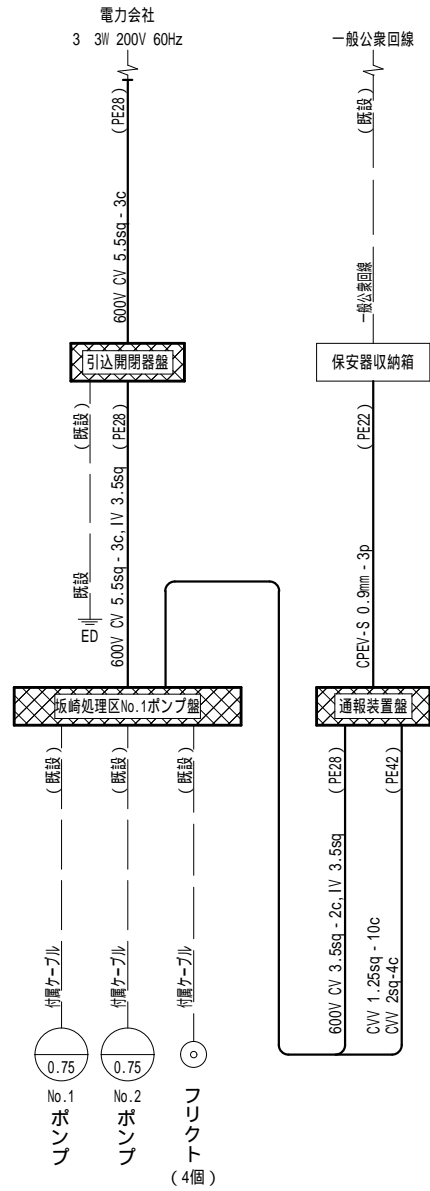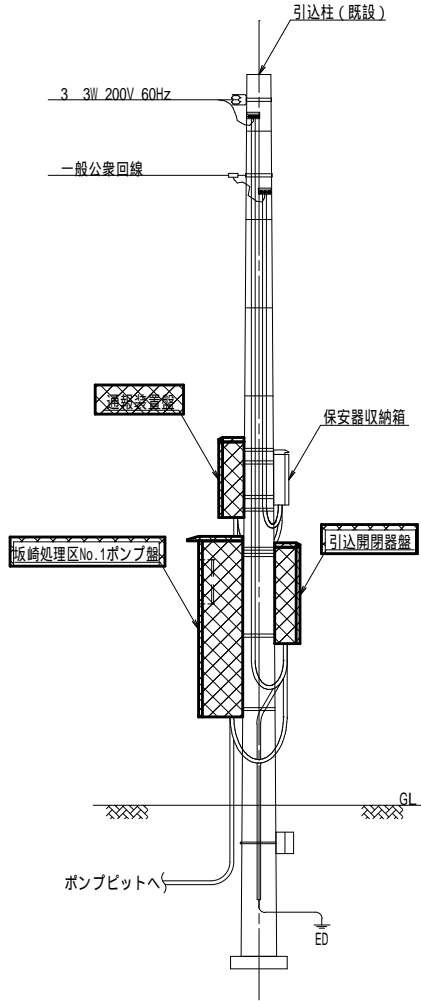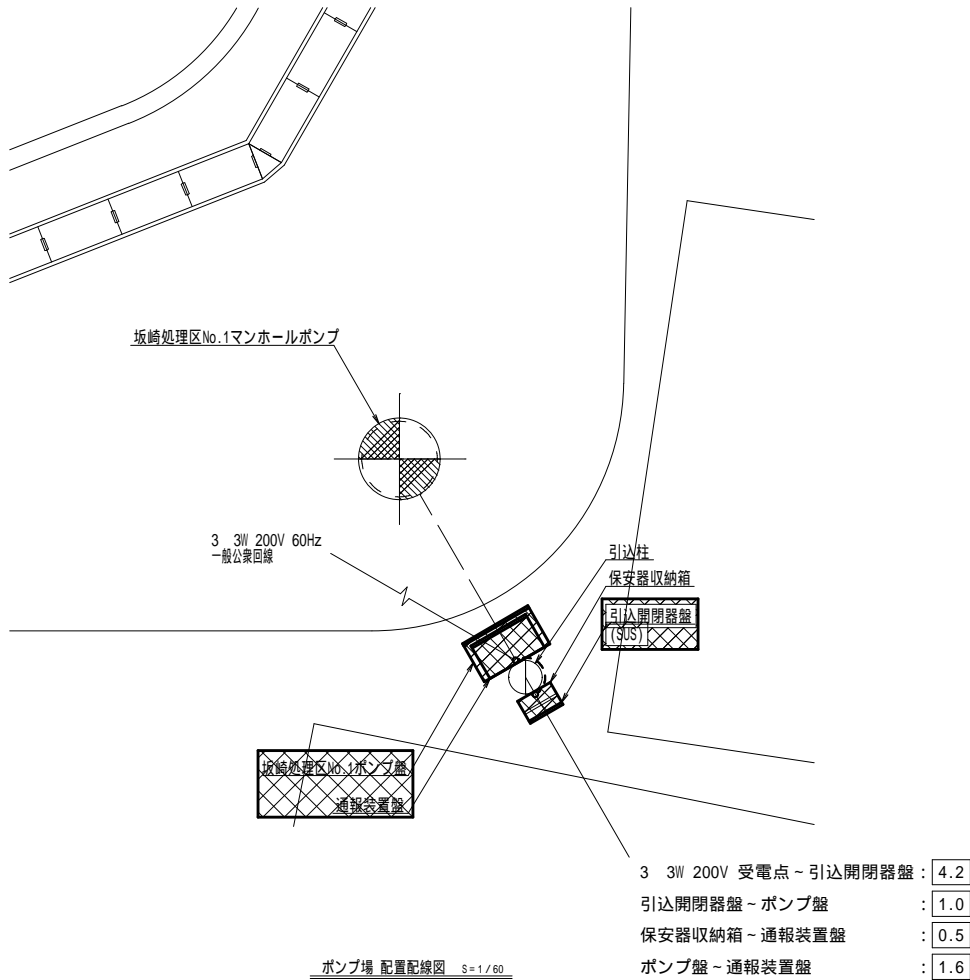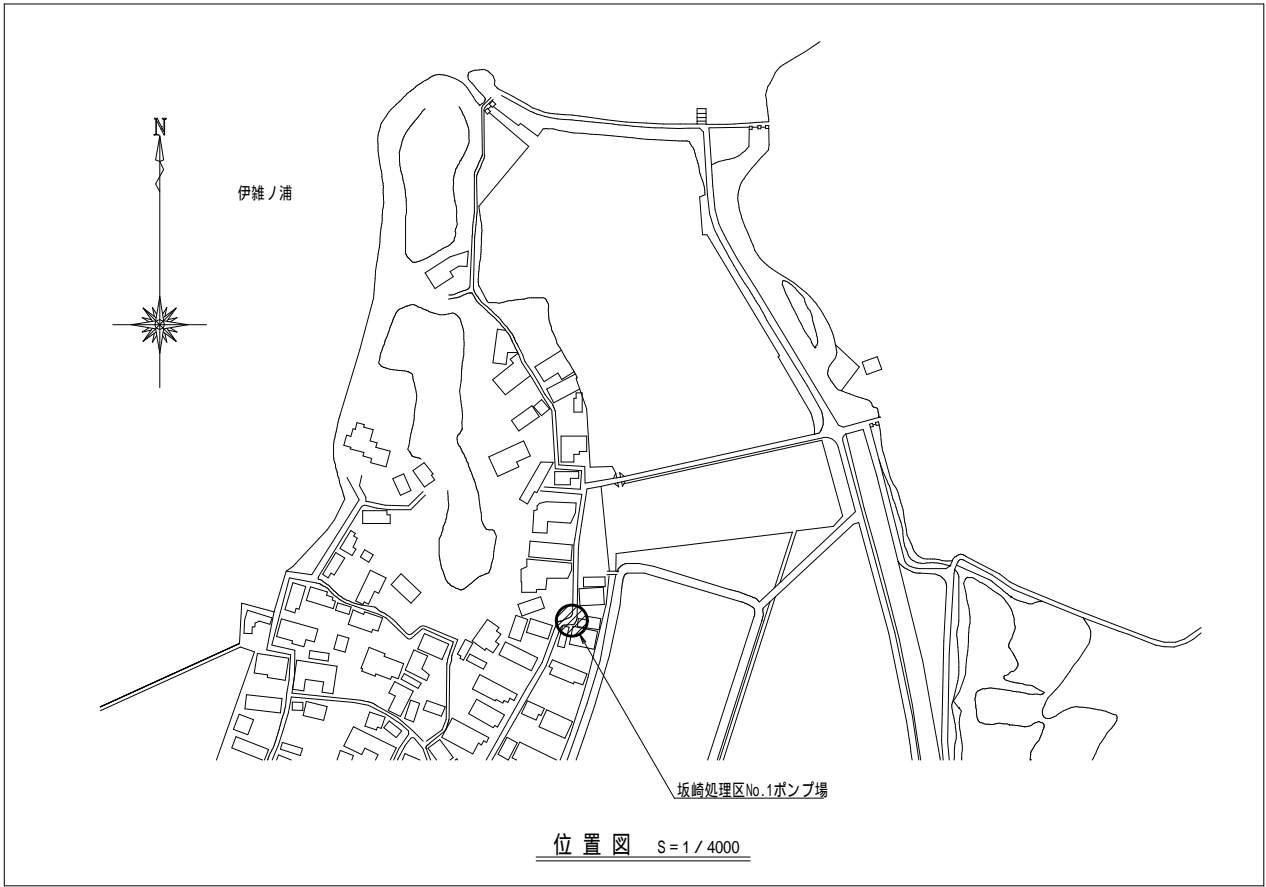



- 凡例
1. は撤去を示す。
 2. は既設を示す。
 3. は撤去ケーブルを示す。
 4. は既設ケーブルを示す。
 5. 電線管の撤去は露出部のみとする。

工 事 名	令和2年度 坂崎処理区マンホールポンプ場電気設備改築更新工事		
工 事 場 所	志摩市 磯部町 坂崎 地内		
図 面 名 称	No.1ポンプ場 配置配線図 (撤去)	縮 尺	1/60
志 摩 市		図 面 番 号	PE-4

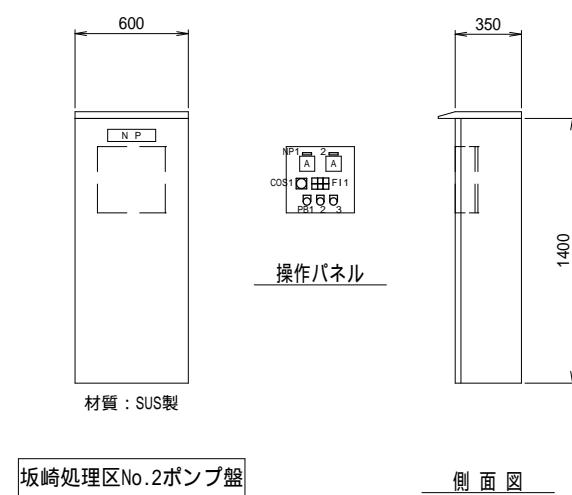





FI 1		
NO . 1 運 転	電 源	NO . 2 運 転
NO . 1 故 障	異 常 高水位	NO . 2 故 障

凡 例	
記 号	内 容
NP1	NO . 1
2	NO . 2
COS1	切替スイッチ NO . 1手動・切・NO . 1自動・自交・NO . 2自動・切・NO . 2手動
PB1	故障復帰
2	高水位試験
3	ランプテスト

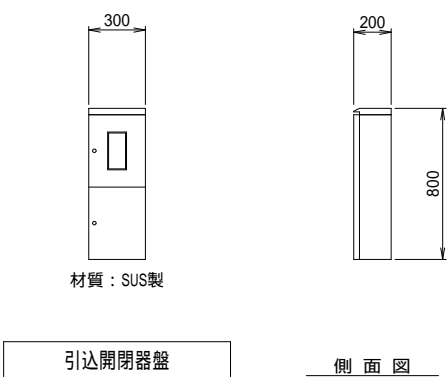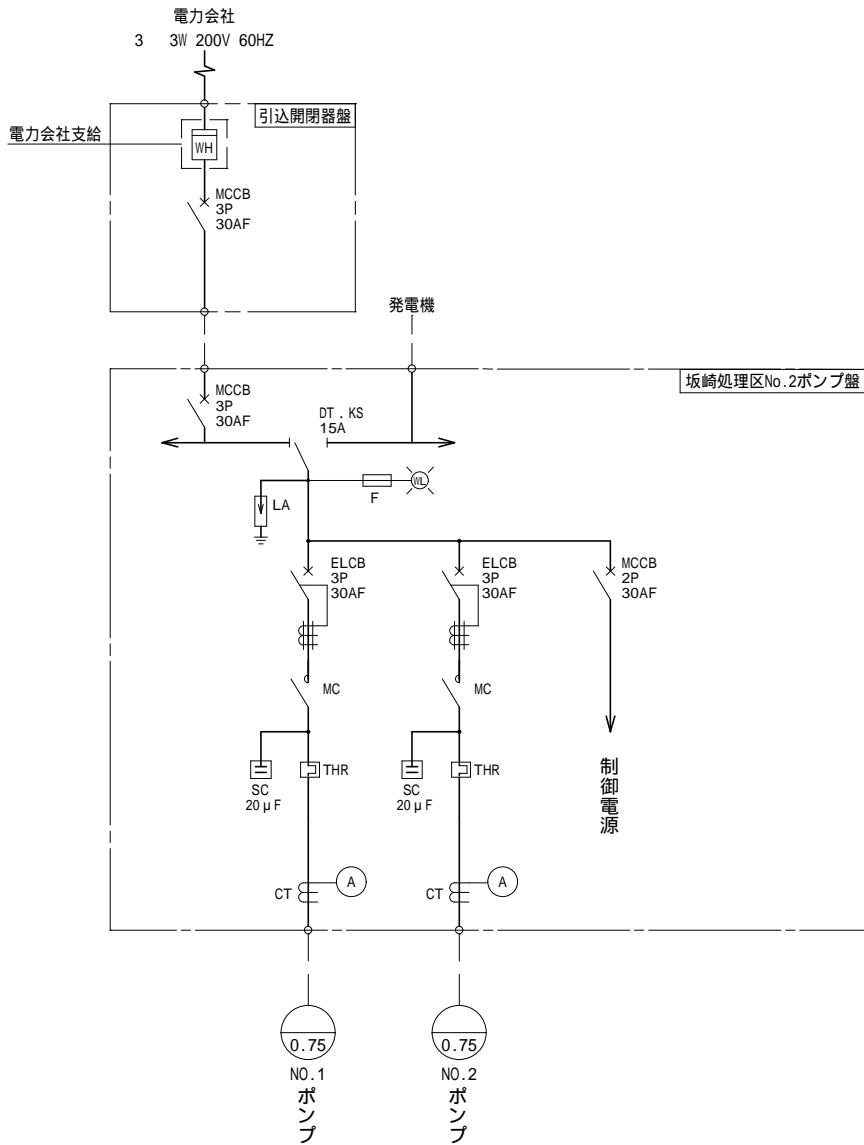





- 凡 例
1. 本図は今回を示す。
 2. 本図は参考図とする。
 3. 形状、寸法は参考値とする。

工 事 名	令和2年度 坂崎処理区マンホールポンプ場電気設備改築更新工事		
工 事 場 所	志摩市 磯部町 坂崎 地内		
図 面 名 称	No.2ポンプ場 単線結線図、盤外形図 (今回) 縮尺 1/40		
志 摩 市	図 面 番 号	PE-5	

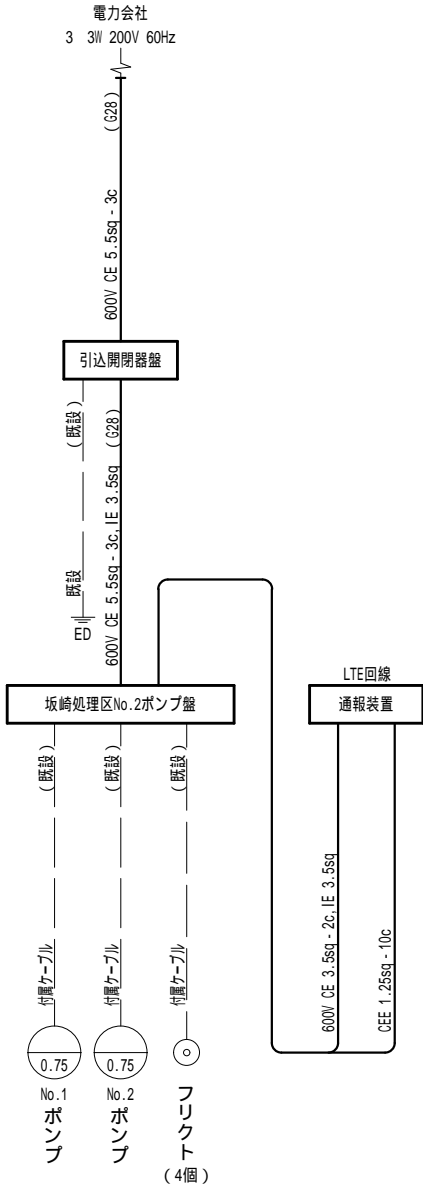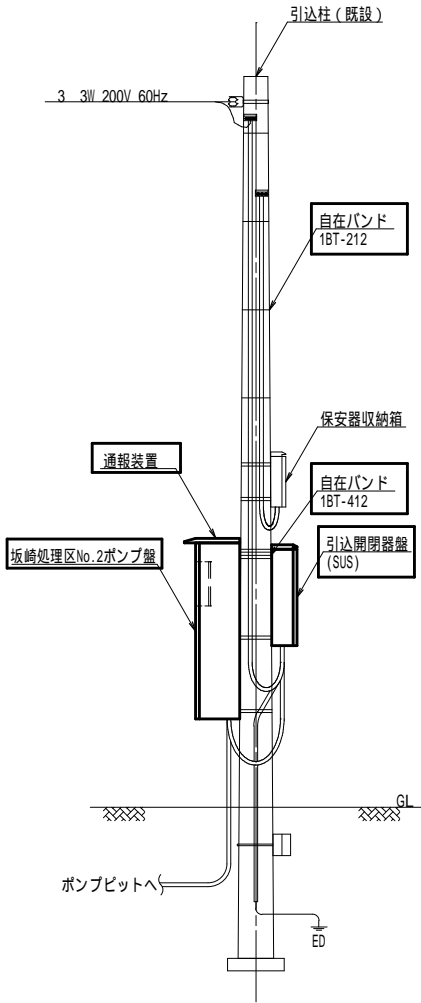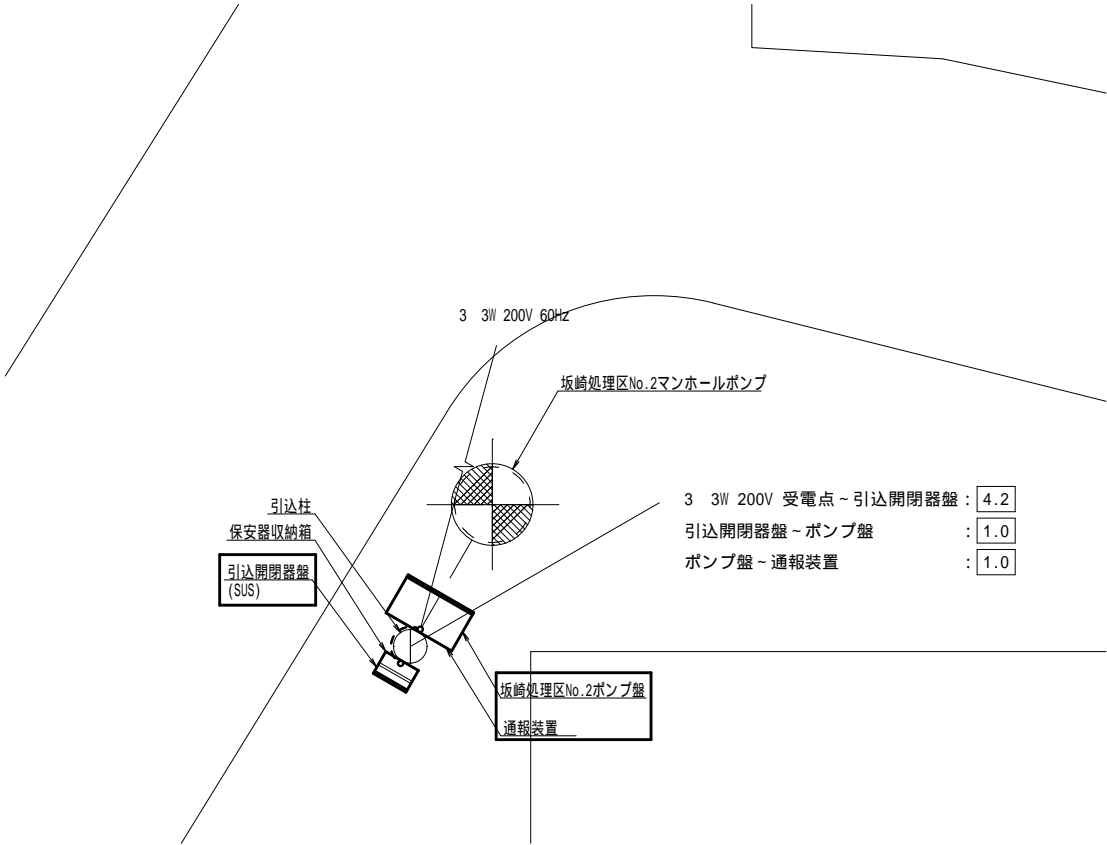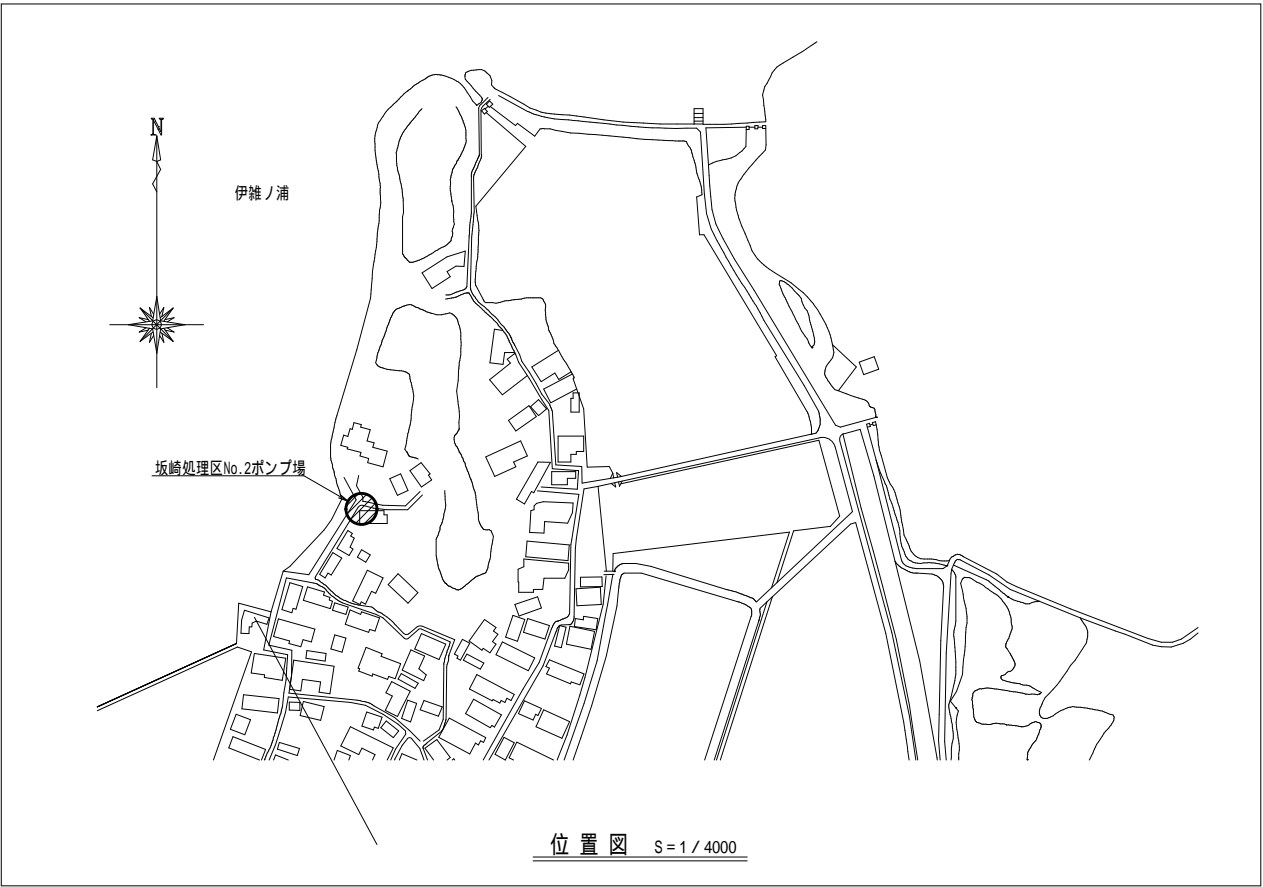


- 凡 例
1. は更新を示す。
 2. は既設を示す。

工 事 名	令和2年度 坂崎処理区マンホールポンプ場電気設備改築更新工事		
工 事 場 所	志摩市 磯部町 坂崎 地内		
図 面 名 称	No.2ポンプ場 配置配線図 (今回)	縮 尺	1/60
志 摩 市		図 面 番 号	PE-6

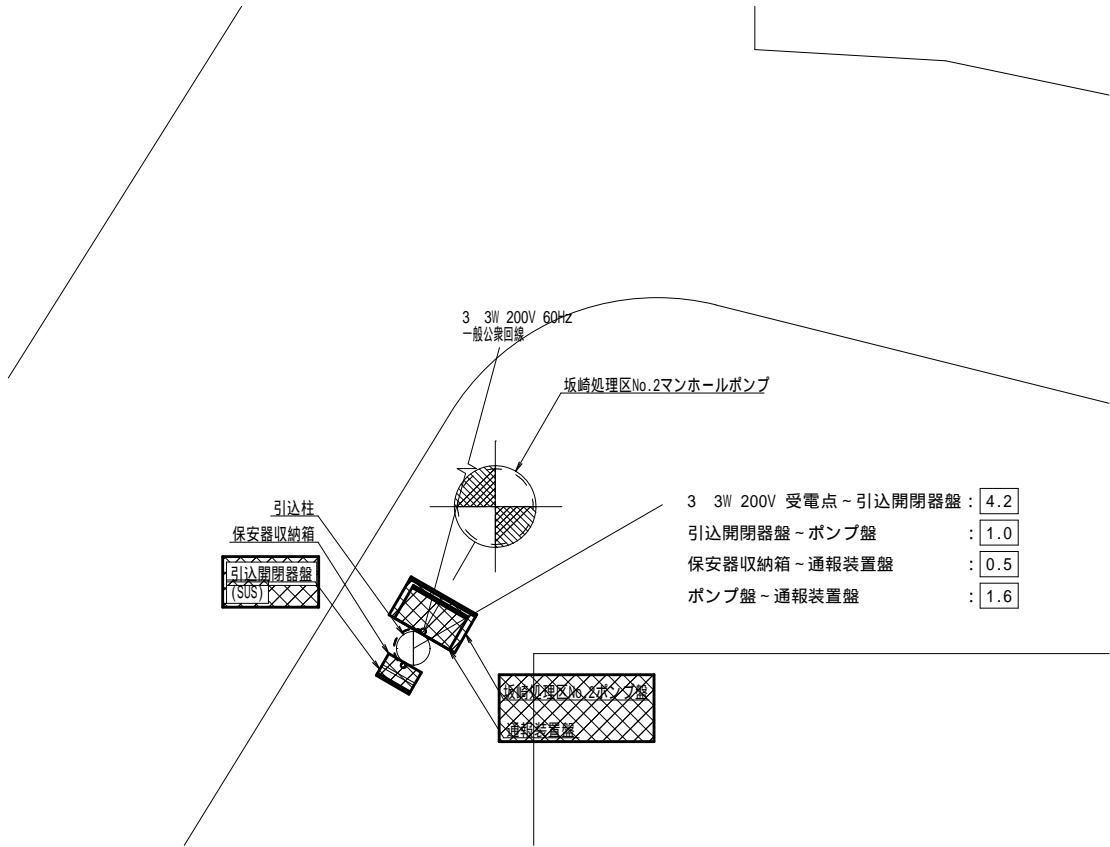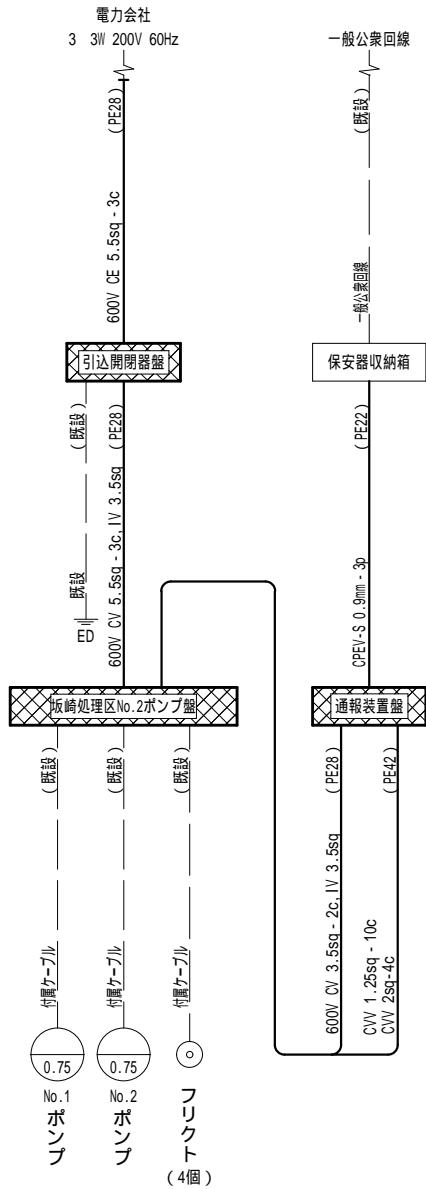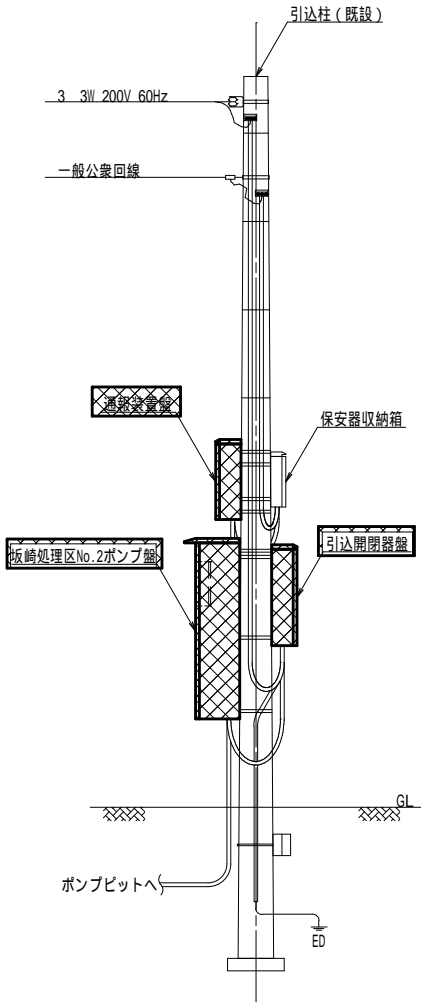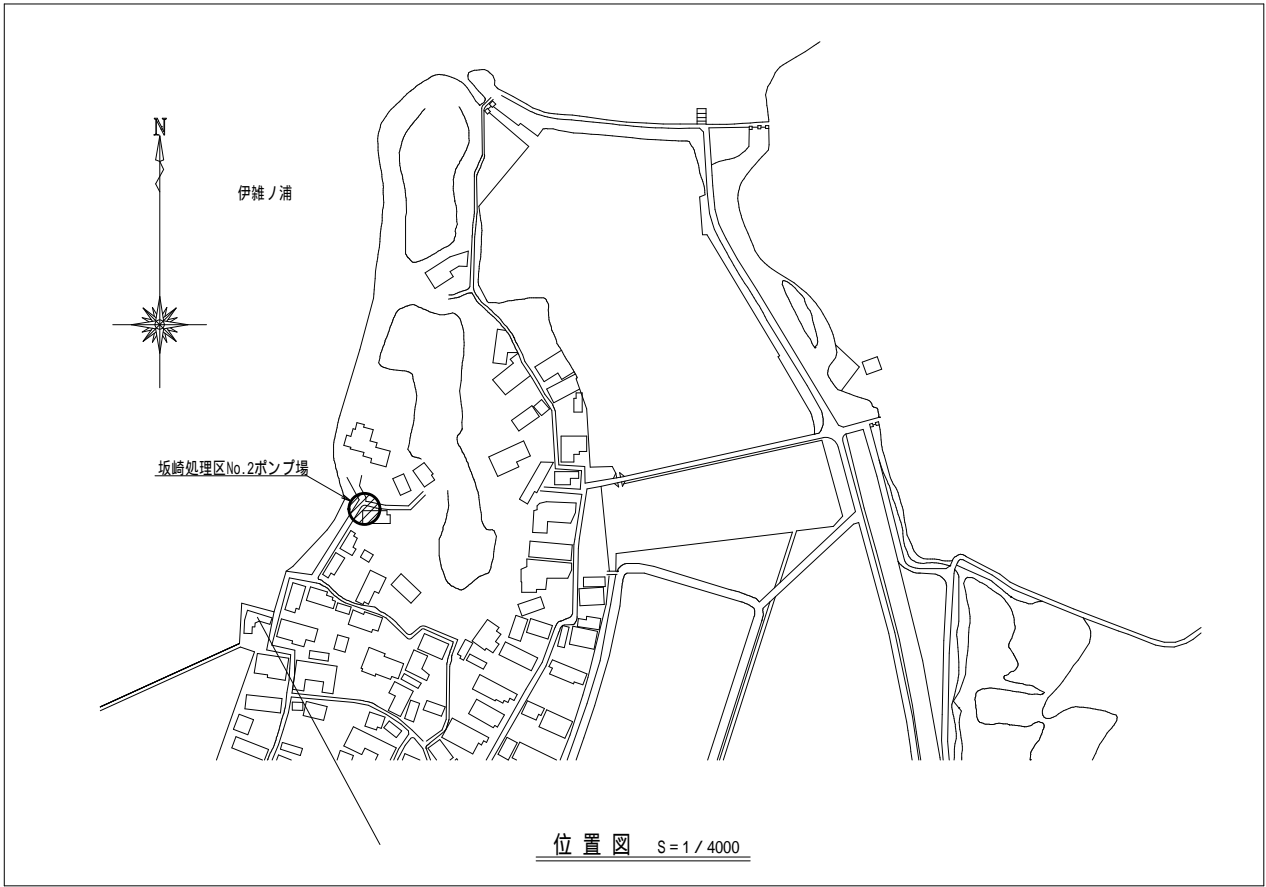



- 凡例
1. は撤去を示す。
 2. は既設を示す。
 3. は撤去ケーブルを示す。
 4. は既設ケーブルを示す。
 5. 電線管の撤去は露出部のみとする。

工 事 名	令和2年度 坂崎処理区マンホールポンプ場電気設備改築更新工事		
工 事 場 所	志摩市 磯部町 坂崎 地内		
図 面 名 称	No.2ポンプ場 配置配線図(撤去)	縮 尺	1/60
志 摩 市		図 面 番 号	PE-7

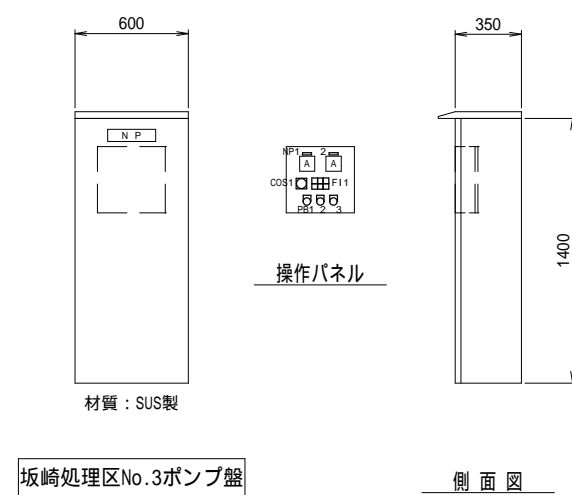





FI 1		
NO . 1 運 転	電 源	NO . 2 運 転
NO . 1 故 障	異 常 高水位	NO . 2 故 障

凡 例	
記 号	内 容
NP1	NO . 1
2	NO . 2
COS1	切替スイッチ NO . 1手動・切・NO . 1自動・自交・NO . 2自動・切・NO . 2手動
PB1	故障復帰
2	高水位試験
3	ランプテスト

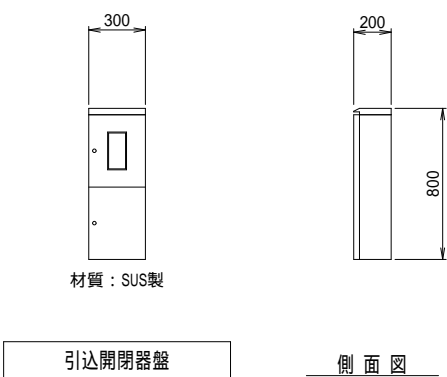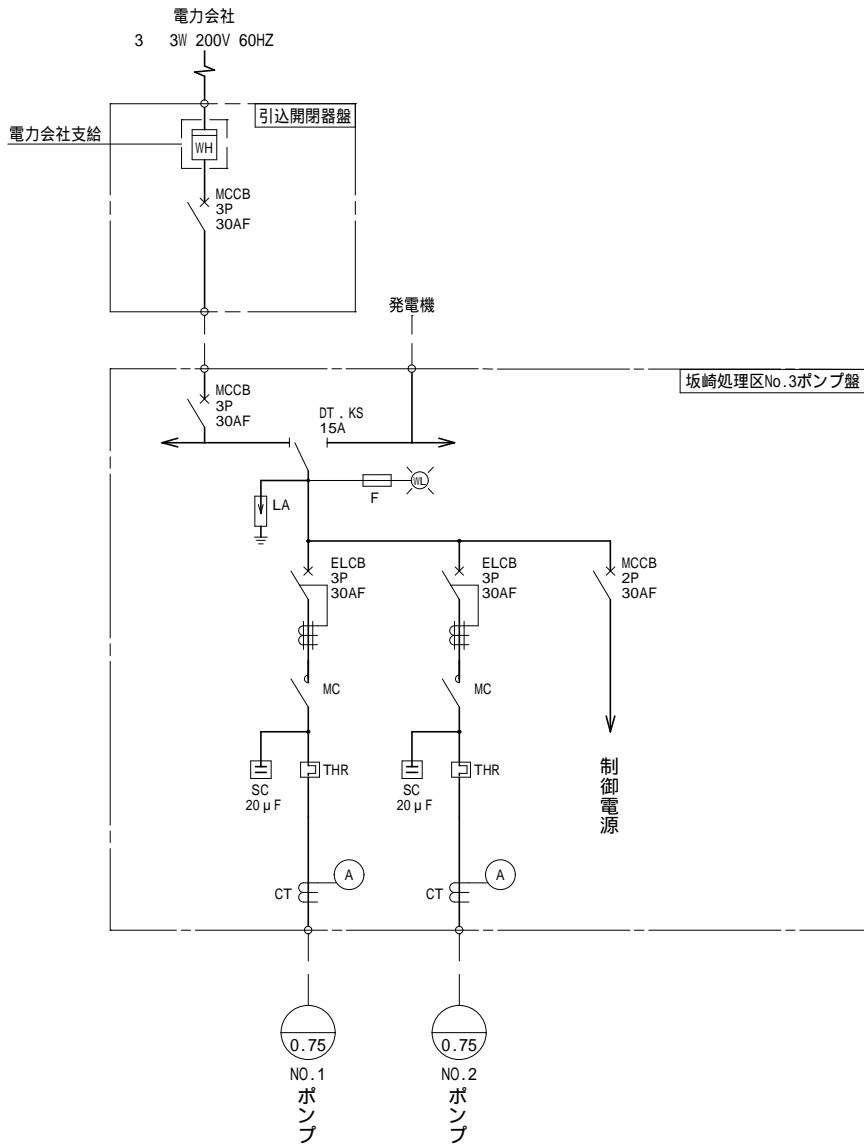





- 凡 例
1. 本図は今回を示す。
 2. 本図は参考図とする。
 3. 形状、寸法は参考値とする。

工 事 名	令和2年度 坂崎処理区マンホールポンプ場電気設備改築更新工事		
工 事 場 所	志摩市 磯部町 坂崎 地内		
図 面 名 称	No.3ポンプ場 単線結線図、盤外形図 (今回) 縮尺 1/40		
志 摩 市		図 面 番 号	PE-8

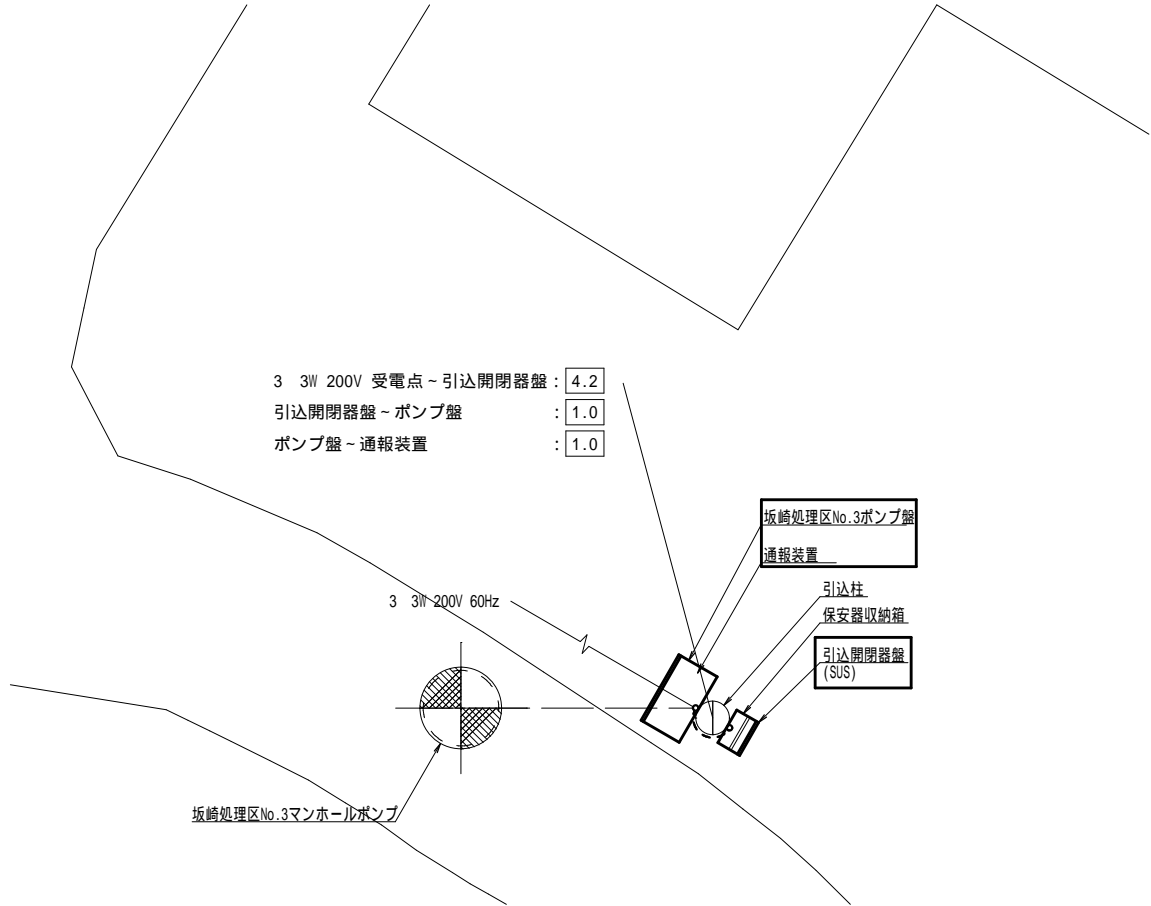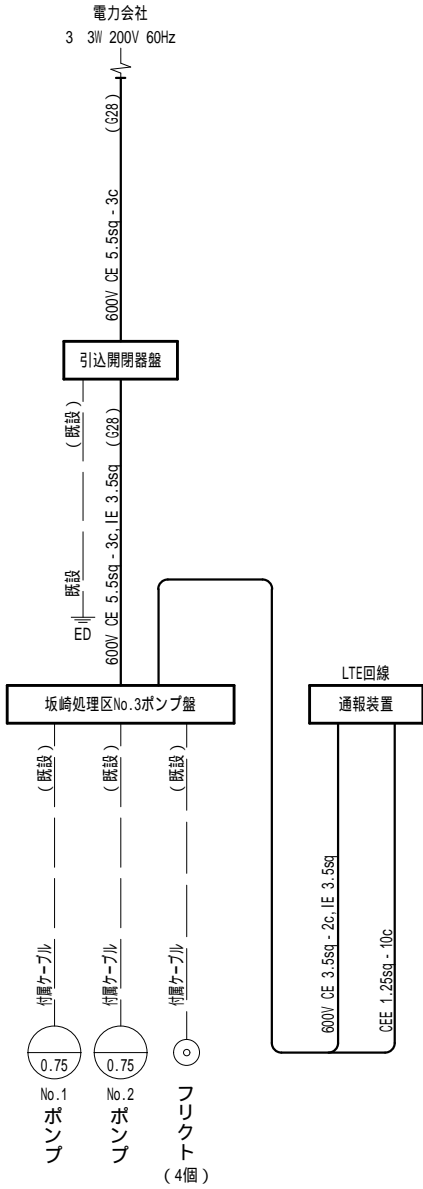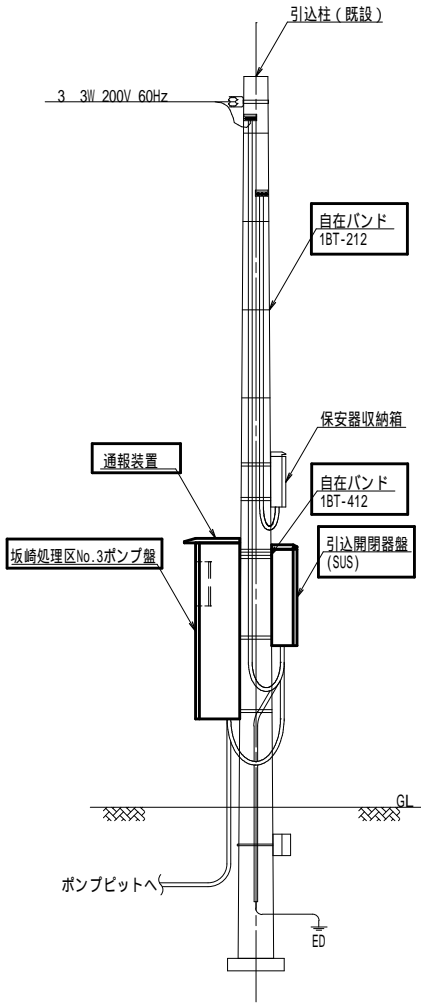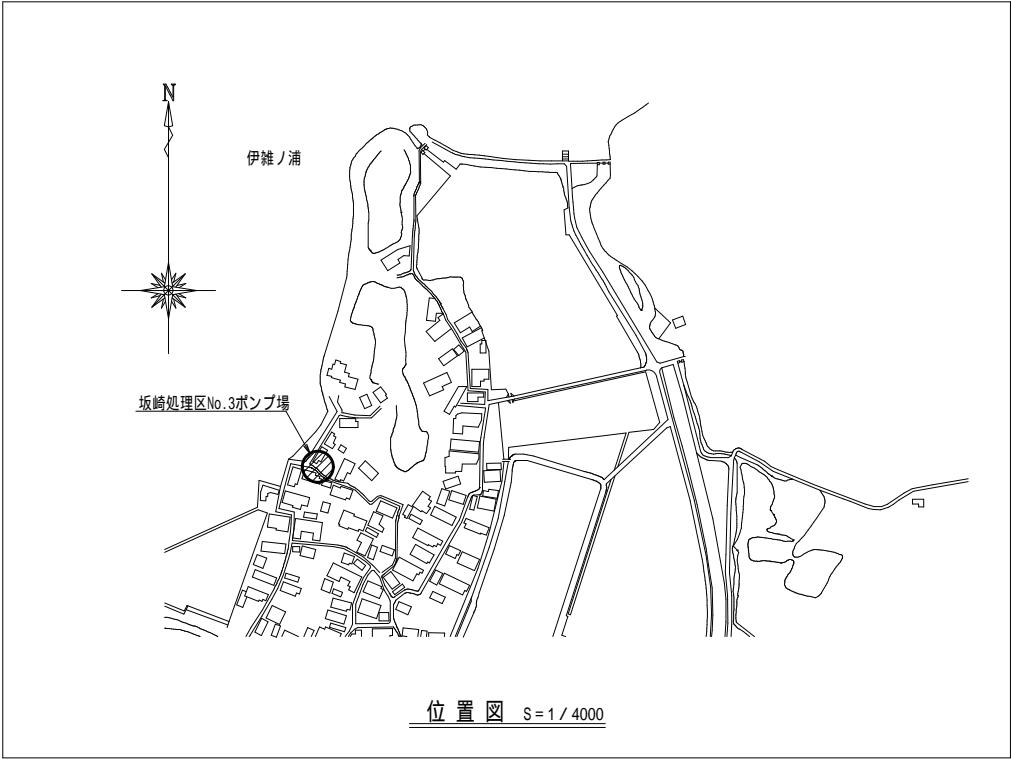


- 凡 例
1. は更新を示す。
 2. は既設を示す。

工 事 名	令和2年度 坂崎処理区マンホールポンプ場電気設備改築更新工事		
工 事 場 所	志摩市 磯部町 坂崎 地内		
図 面 名 称	No.3ポンプ場 配置配線図 (今回)	縮 尺	1/60
志 摩 市		図 面 番 号	PE-9

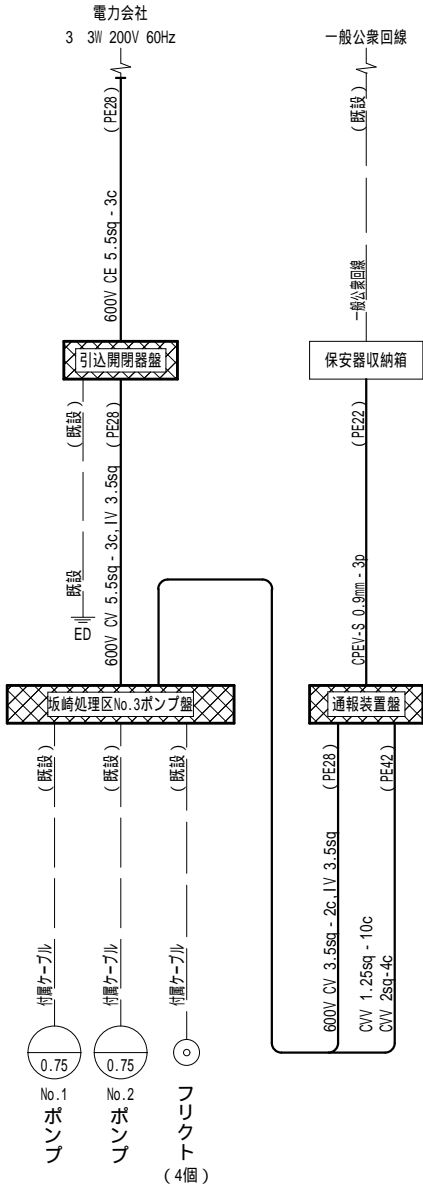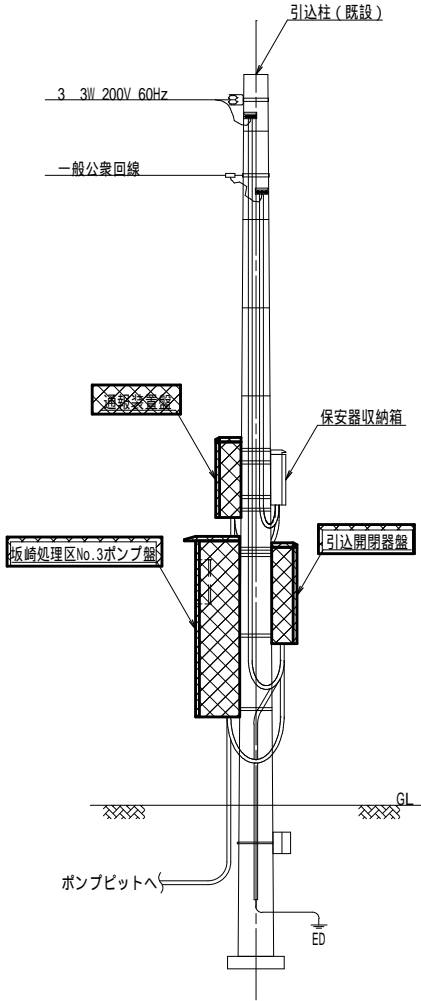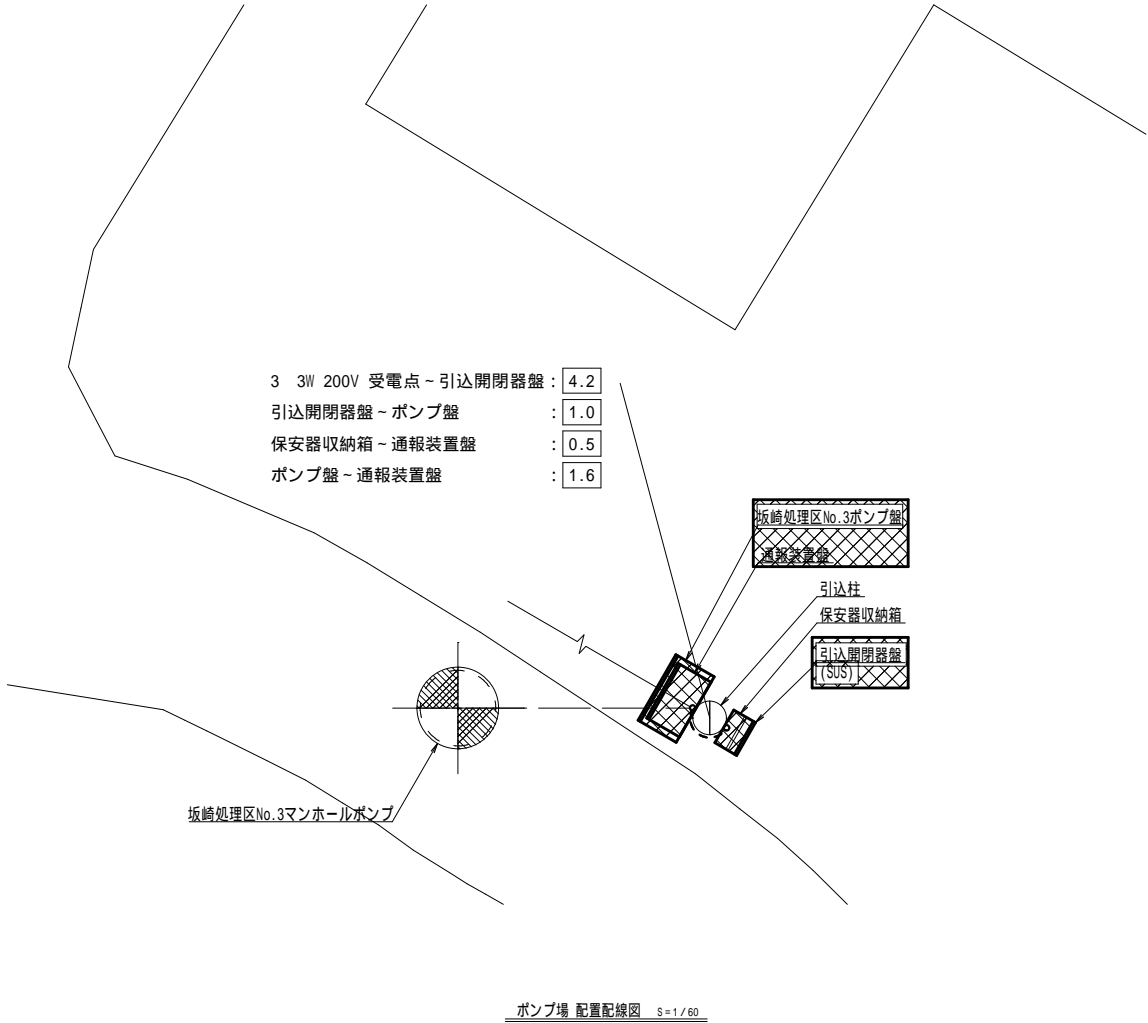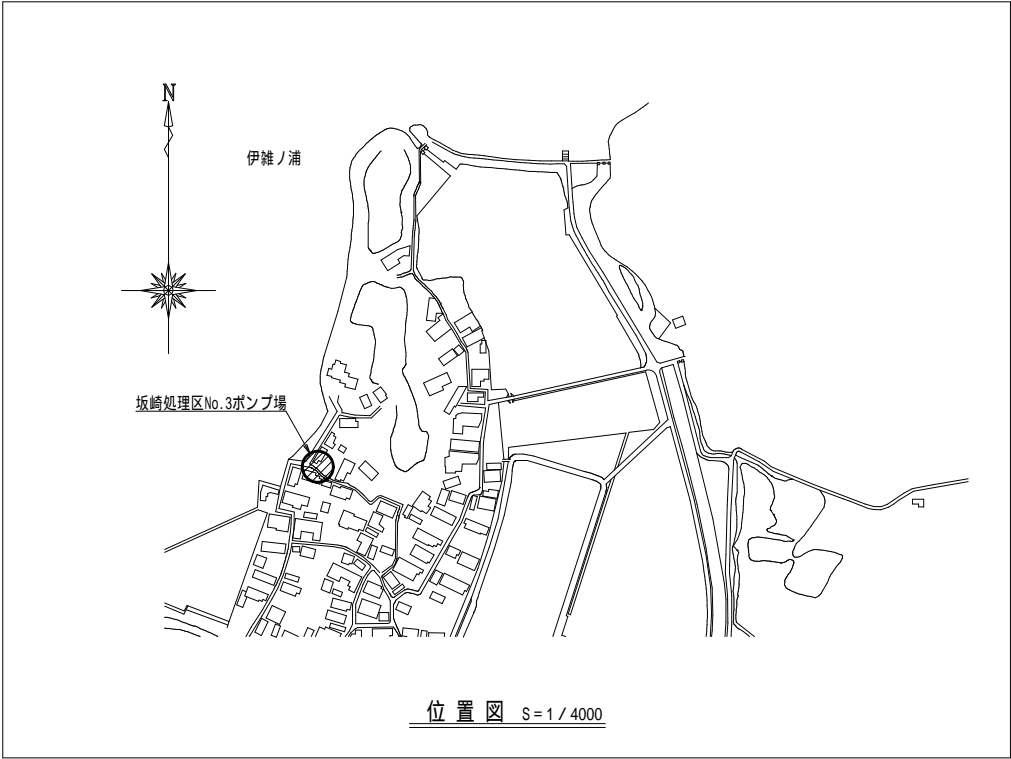



- 凡 例
1. は撤去を示す。
 2. は既設を示す。
 3. は撤去ケーブルを示す。
 4. は既設ケーブルを示す。
 5. 電線管の撤去は露出部のみとする。

工 事 名	令和2年度 坂崎処理区マンホールポンプ場電気設備改築更新工事		
工 事 場 所	志摩市 磯部町 坂崎 地内		
図 面 名 称	No.3ポンプ場 配置配線図(撤去)	縮 尺	1/60
志 摩 市		図 面 番 号	PE-10

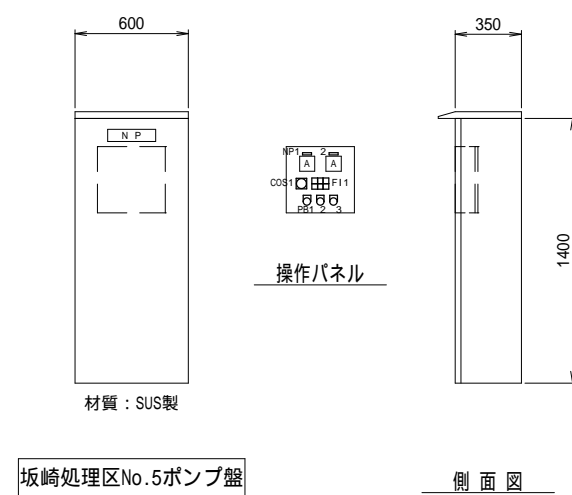



FI 1		
NO . 1 運 転	電 源	NO . 2 運 転
NO . 1 故 障	異 常 高水位	NO . 2 故 障

凡 例	
記 号	内 容
NP1	NO . 1
2	NO . 2
COS1	切替スイッチ NO . 1手動・切・NO . 1自動・自交・NO . 2自動・切・NO . 2手動
PB1	故障復帰
2	高水位試験
3	ランプテスト

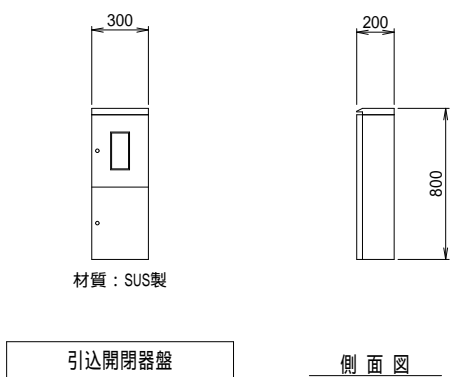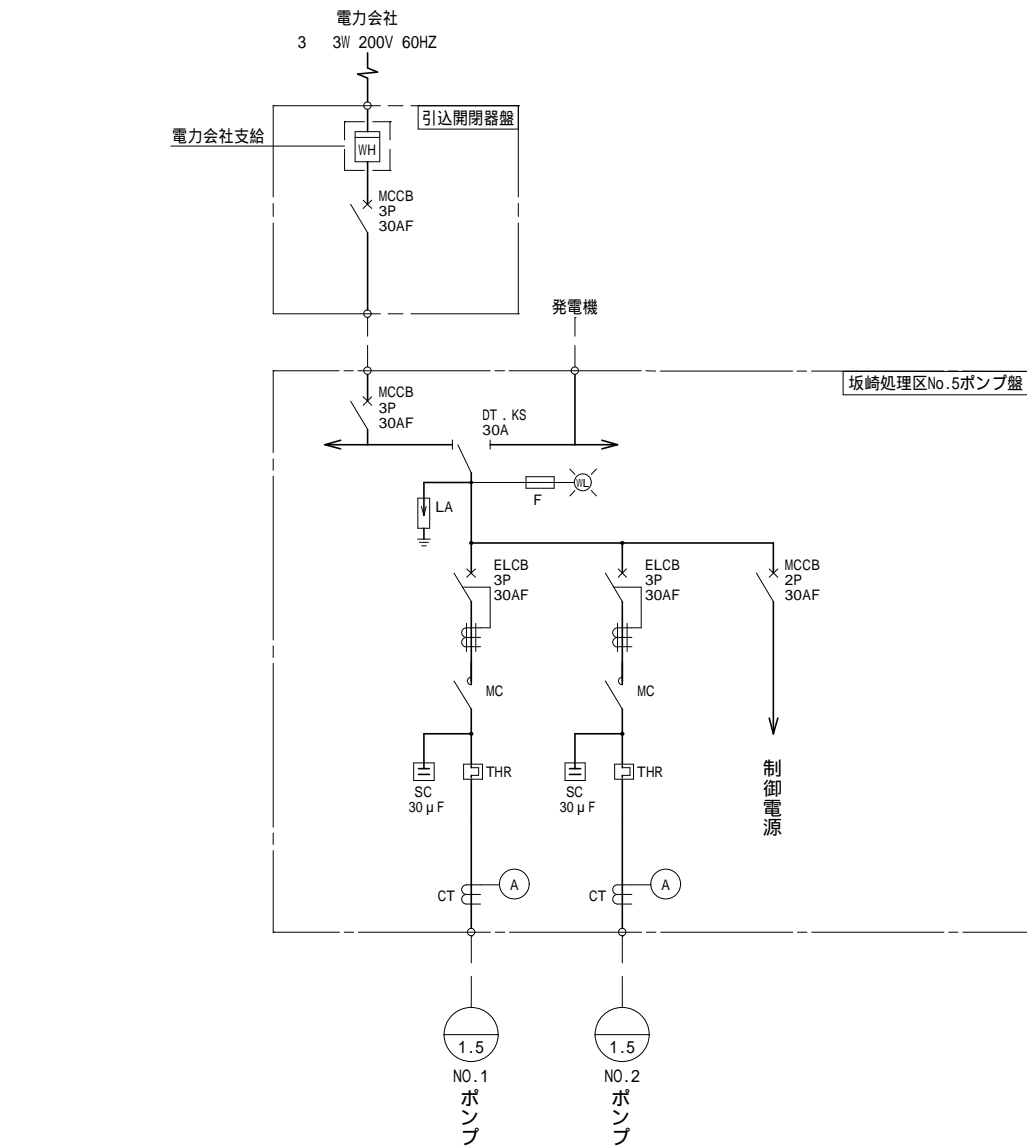


- 凡 例
1. 本図は今回を示す。
 2. 本図は参考図とする。
 3. 形状、寸法は参考値とする。


工 事 名	令和2年度 坂崎処理区マンホールポンプ場電気設備改築更新工事		
工 事 場 所	志摩市 磯部町 坂崎 地内		
図 面 名 称	No.5ポンプ場 単線結線図、盤外形図 (今回)縮尺 1/40		
志 摩 市		図 面 番 号	PE-11

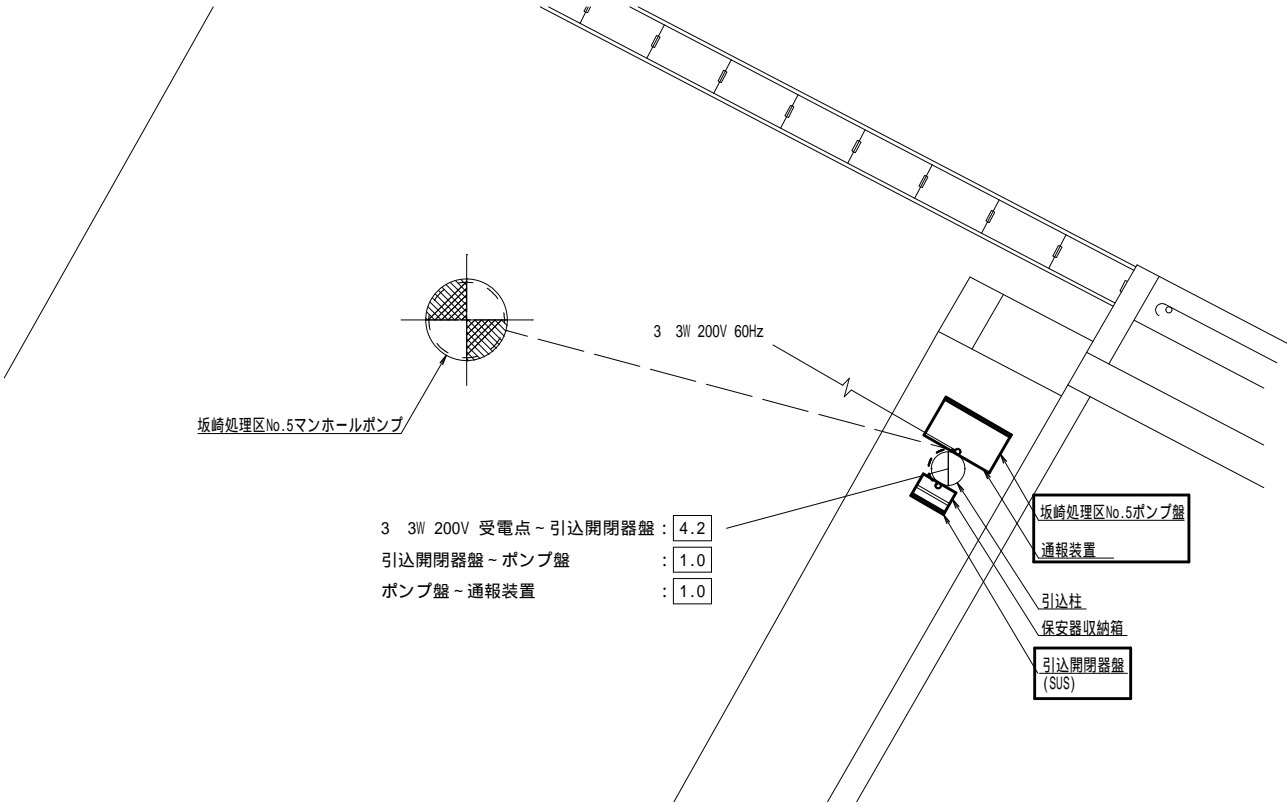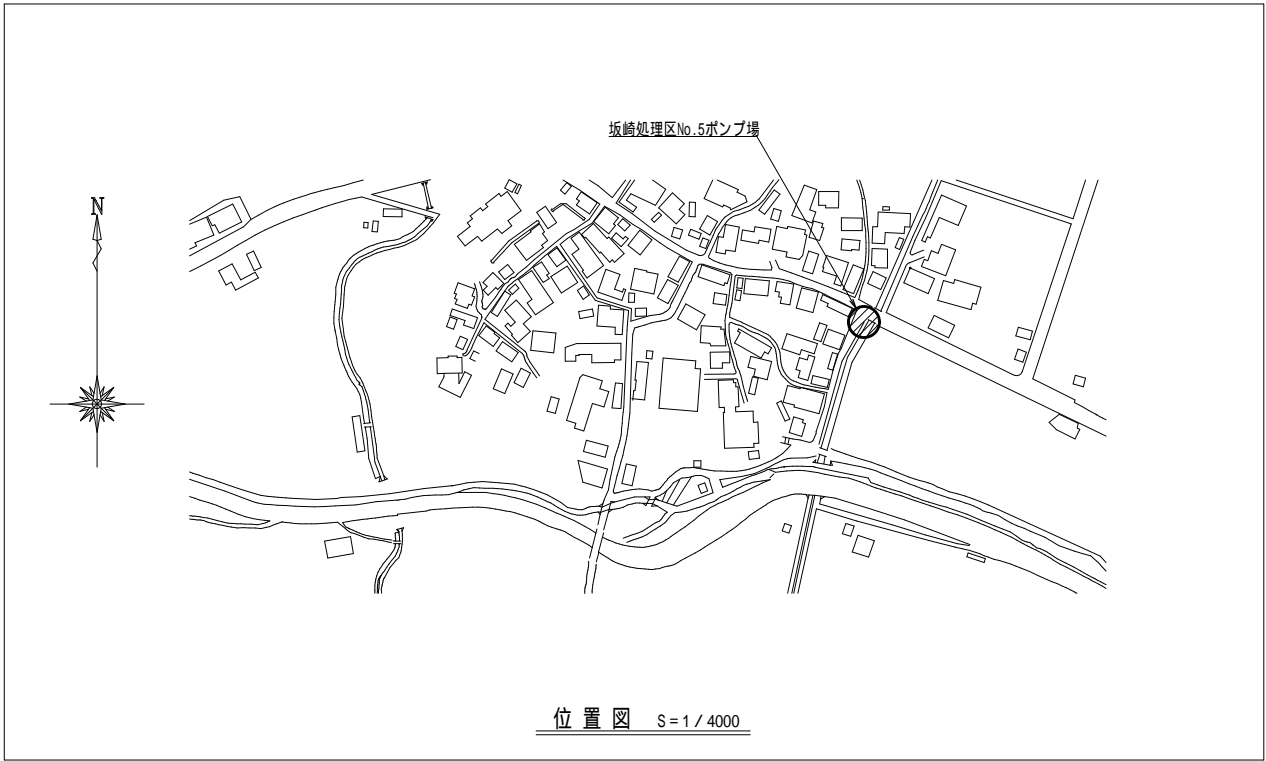

ポンプ場 配置配線図 S=1/60

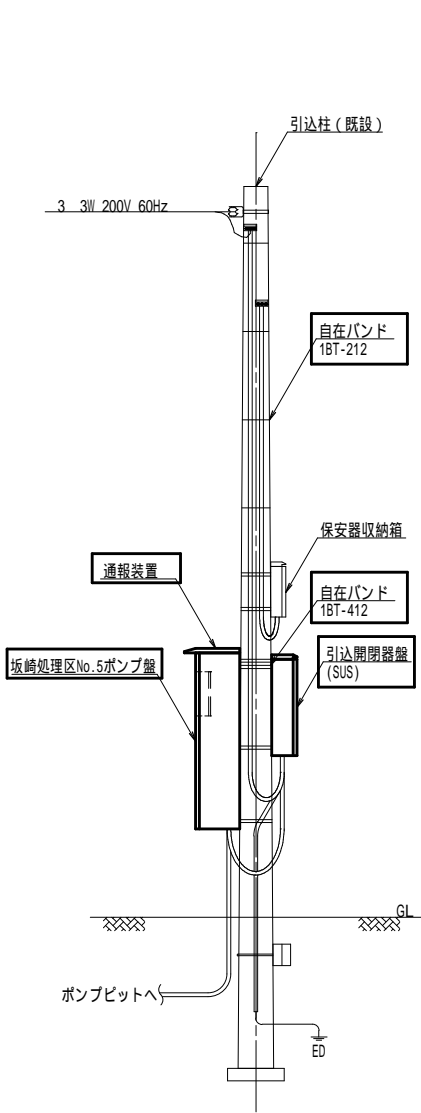




装柱要領図 S=1/60

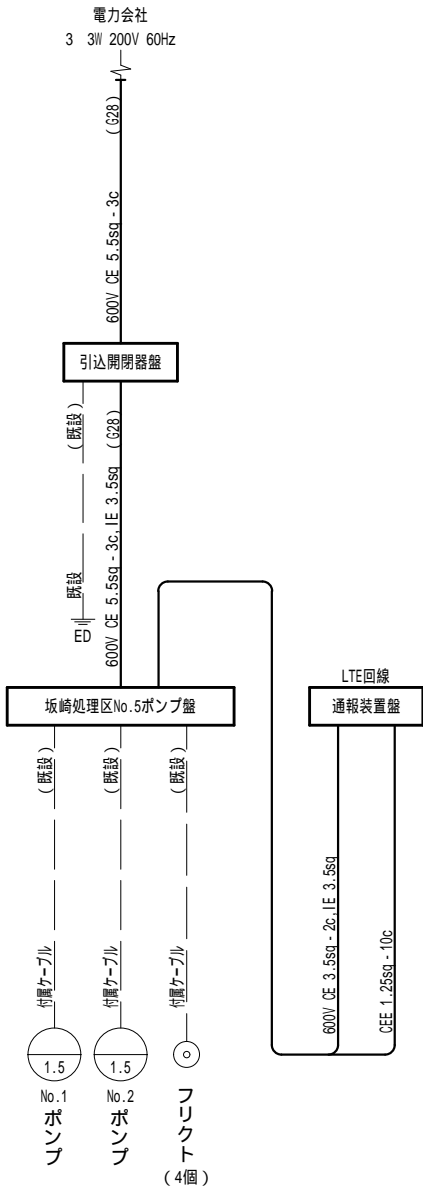





配線系統図

  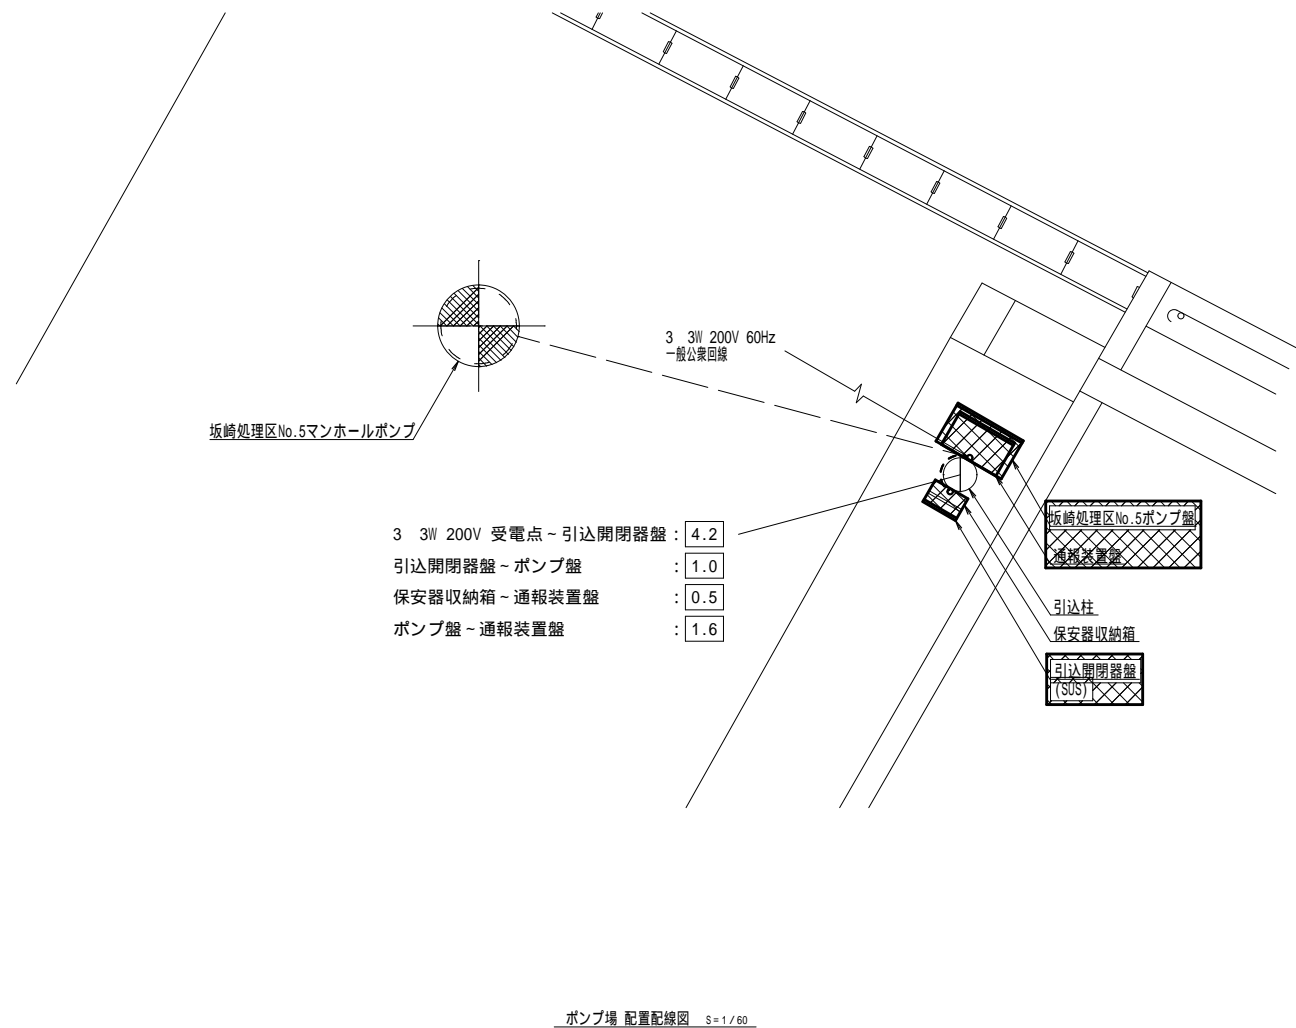
- 凡 例
1. は更新を示す。
2. は既設を示す。

工 事 名	令和2年度 坂崎処理区マンホールポンプ場電気設備改築更新工事		
工 事 場 所	志摩市 磯部町 坂崎 地内		
図 面 名 称	No.5ポンプ場 配置配線図 (今回)	縮 尺	1/60
志 摩 市		図 面 番 号	PE-12





- 凡 例
1.  は撤去を示す。
 2.  は既設を示す。
 3.  は撤去ケーブルを示す。
 4.  は既設ケーブルを示す。
 5. 電線管の撤去は露出部のみとする。

工 事 名	令和2年度 坂崎処理区マンホールポンプ場電気設備改築更新工事		
工 事 場 所	志摩市 磯部町 坂崎 地内		
図 面 名 称	No.5ポンプ場 配置配線図(撤去)		縮尺 1/60
	志 摩 市	図 面 番 号	PE-13

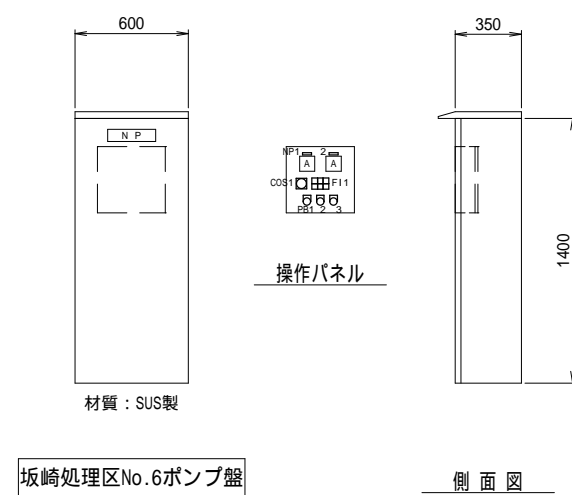





FI 1		
NO . 1 運 転	電 源	NO . 2 運 転
NO . 1 故 障	異 常 高水位	NO . 2 故 障

凡 例	
記 号	内 容
NP1	NO . 1
2	NO . 2
COS1	切替スイッチ NO . 1手動・切・NO . 1自動・自交・NO . 2自動・切・NO . 2手動
PB1	故障復帰
2	高水位試験
3	ランプテスト

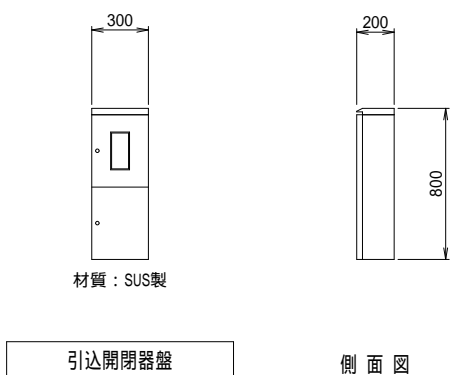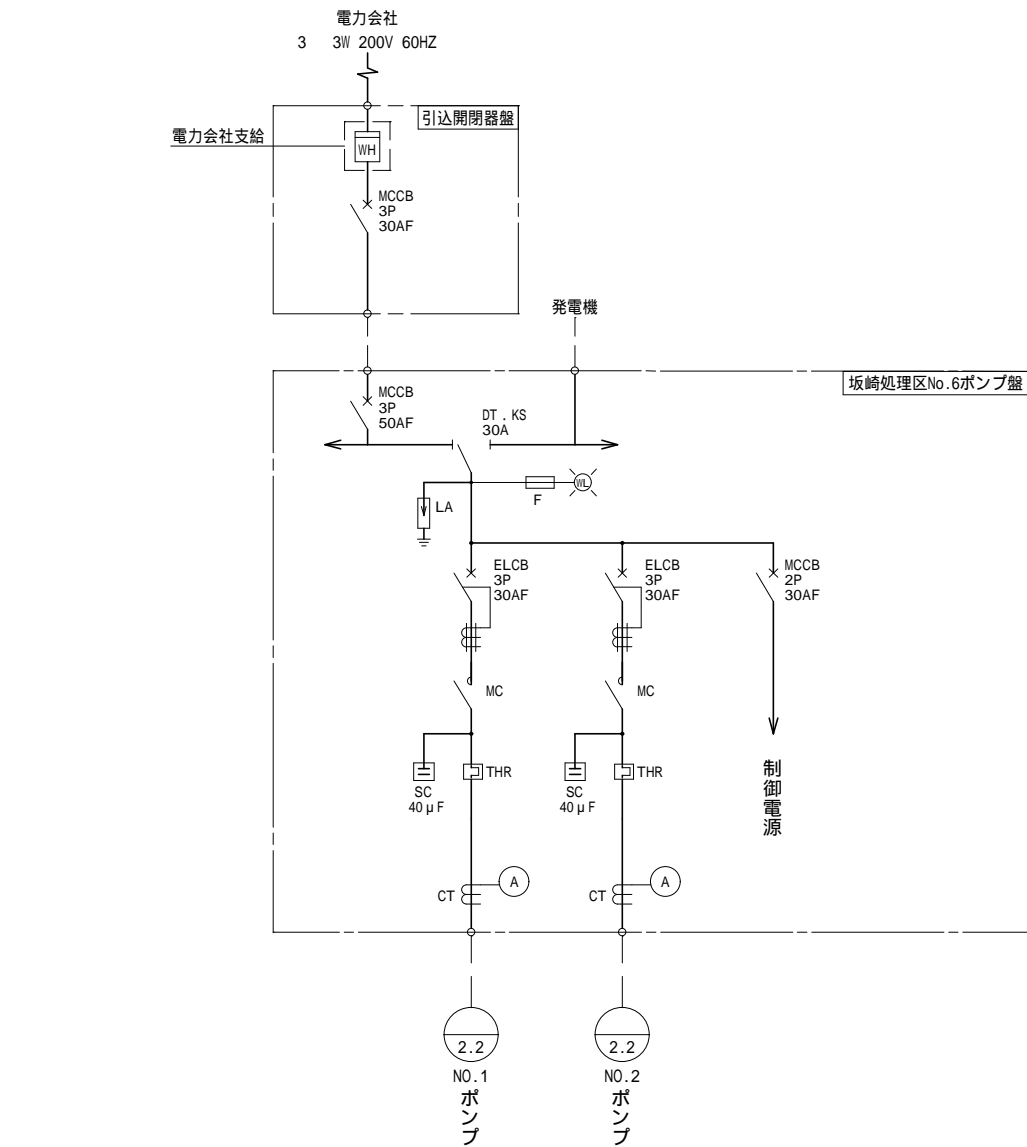




- 凡 例
1. 本図は今回を示す。
 2. 本図は参考図とする。
 3. 形状、寸法は参考値とする。

工 事 名	令和2年度 坂崎処理区マンホールポンプ場電気設備改築更新工事		
工 事 場 所	志摩市 磯部町 坂崎 地内		
図 面 名 称	No.6ポンプ場 単線結線図、盤外形図 (今回) 縮尺 1/40		
志 摩 市	図 面 番 号	PE-14	

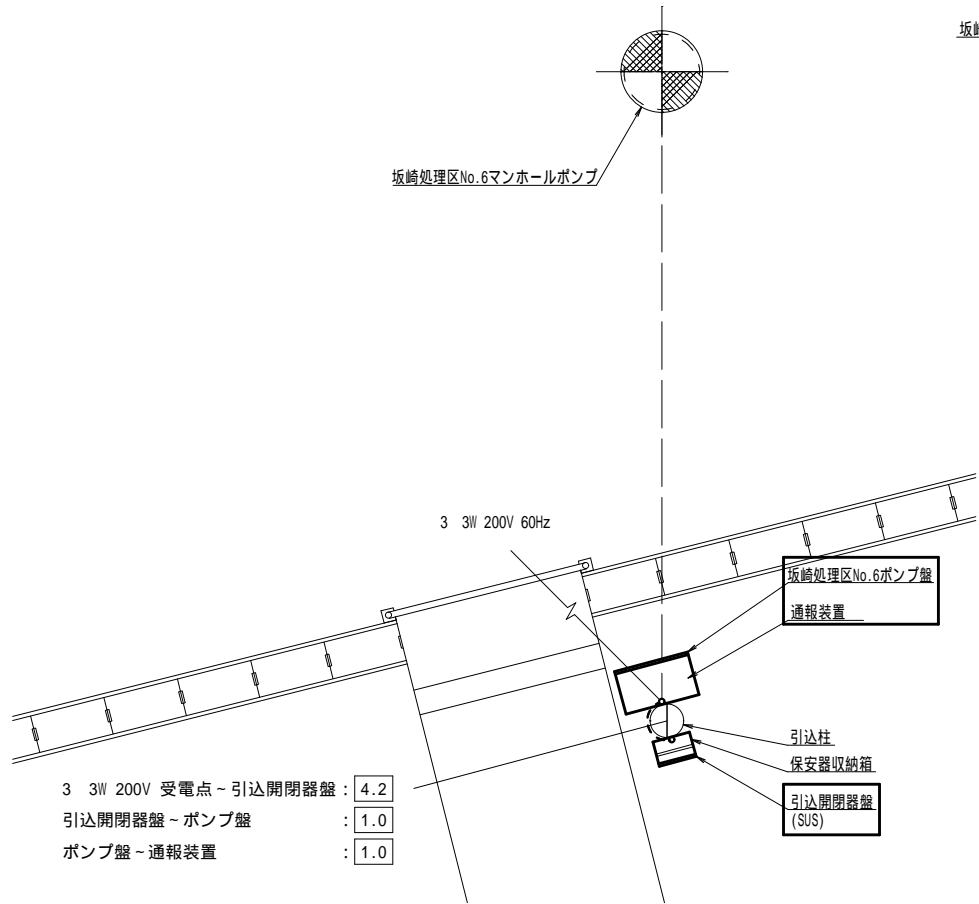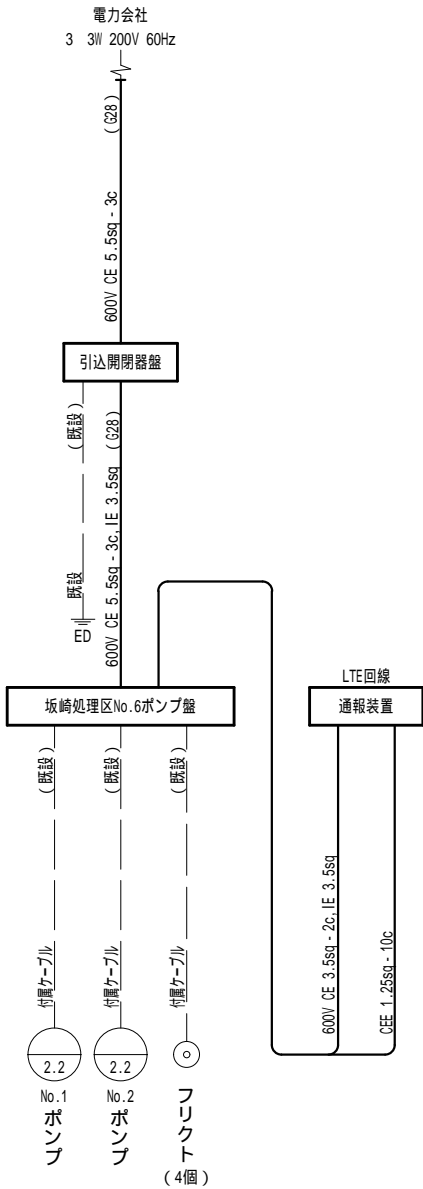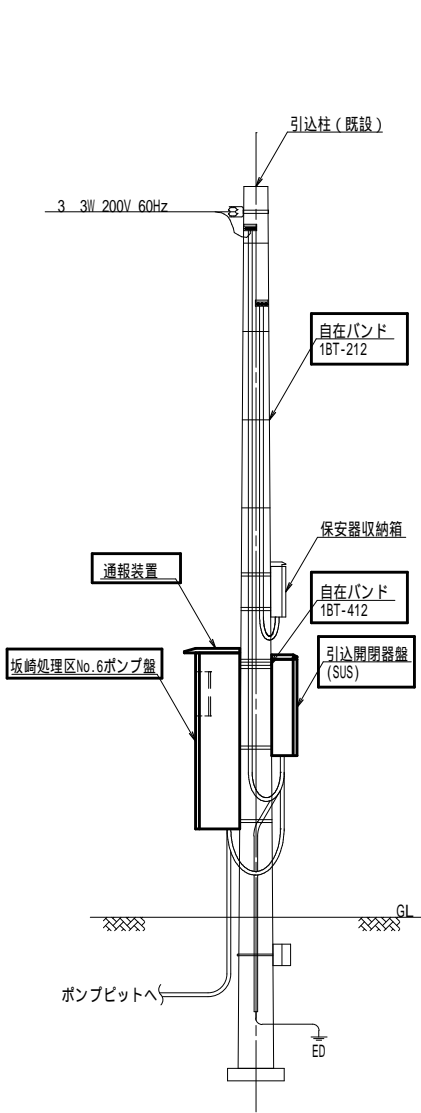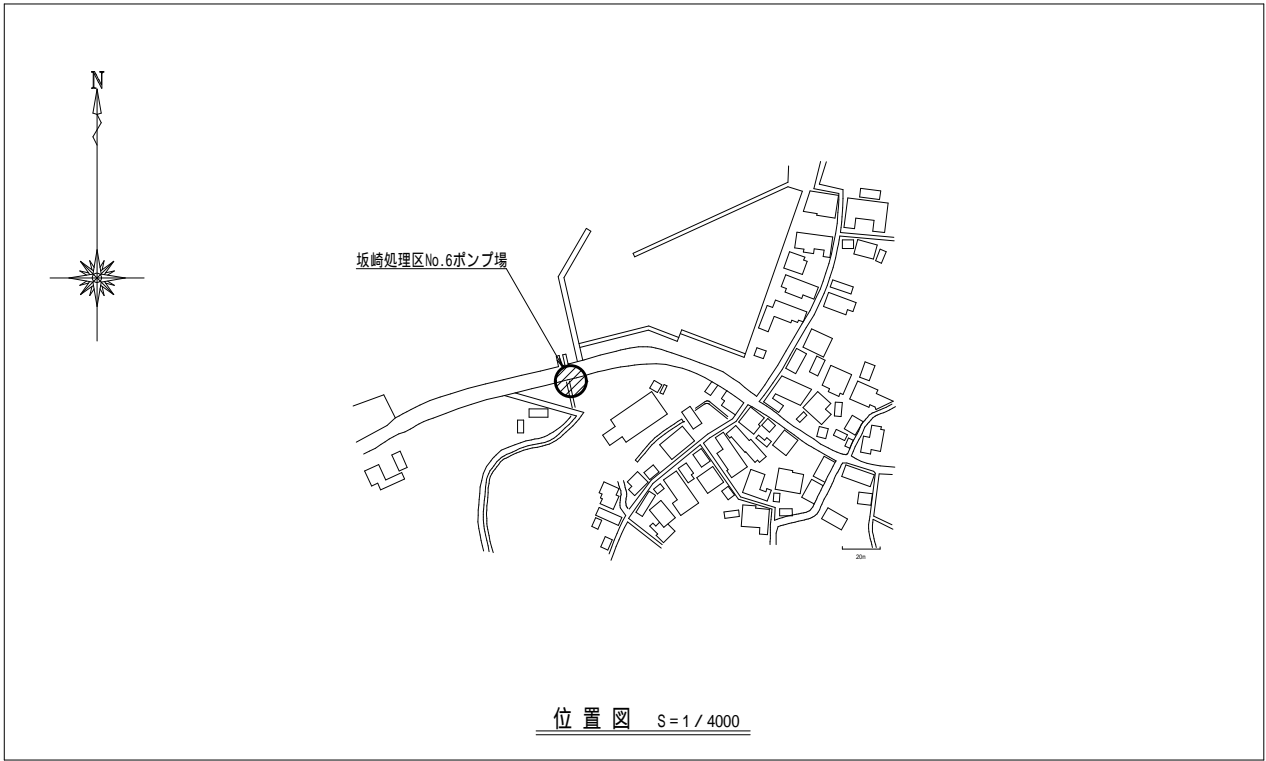

- 凡例
1. は更新を示す。
 2. は既設を示す。

工 事 名	令和2年度 坂崎処理区マンホールポンプ場電気設備改築更新工事		
工 事 場 所	志摩市 磯部町 坂崎 地内		
図 面 名 称	No.6ポンプ場 配置配線図 (今回)	縮 尺	1/60
志 摩 市		図 面 番 号	PE-15

   

- | | | | |
|---------|--------------------------------|-------|---------|
| 工 事 名 | 令和2年度 坂崎処理区マンホールポンプ場電気設備改築更新工事 | | |
| 工 事 場 所 | 志摩市 磯部町 坂崎 地内 | | |
| 図 面 名 称 | No.6ポンプ場 配置配線図(撤去) | | 縮尺 1/60 |
| 志 摩 市 | 図 面 番 号 | PE-16 | |