


業 務 名	重要給水施設配水管布設替 設計業務委託(越賀御座1号線地)		
業務箇所名	志摩市志摩町越賀地内		
図面の種類	位 置 図		
縮 尺	-	図面番号	1
志摩市上下水道部			

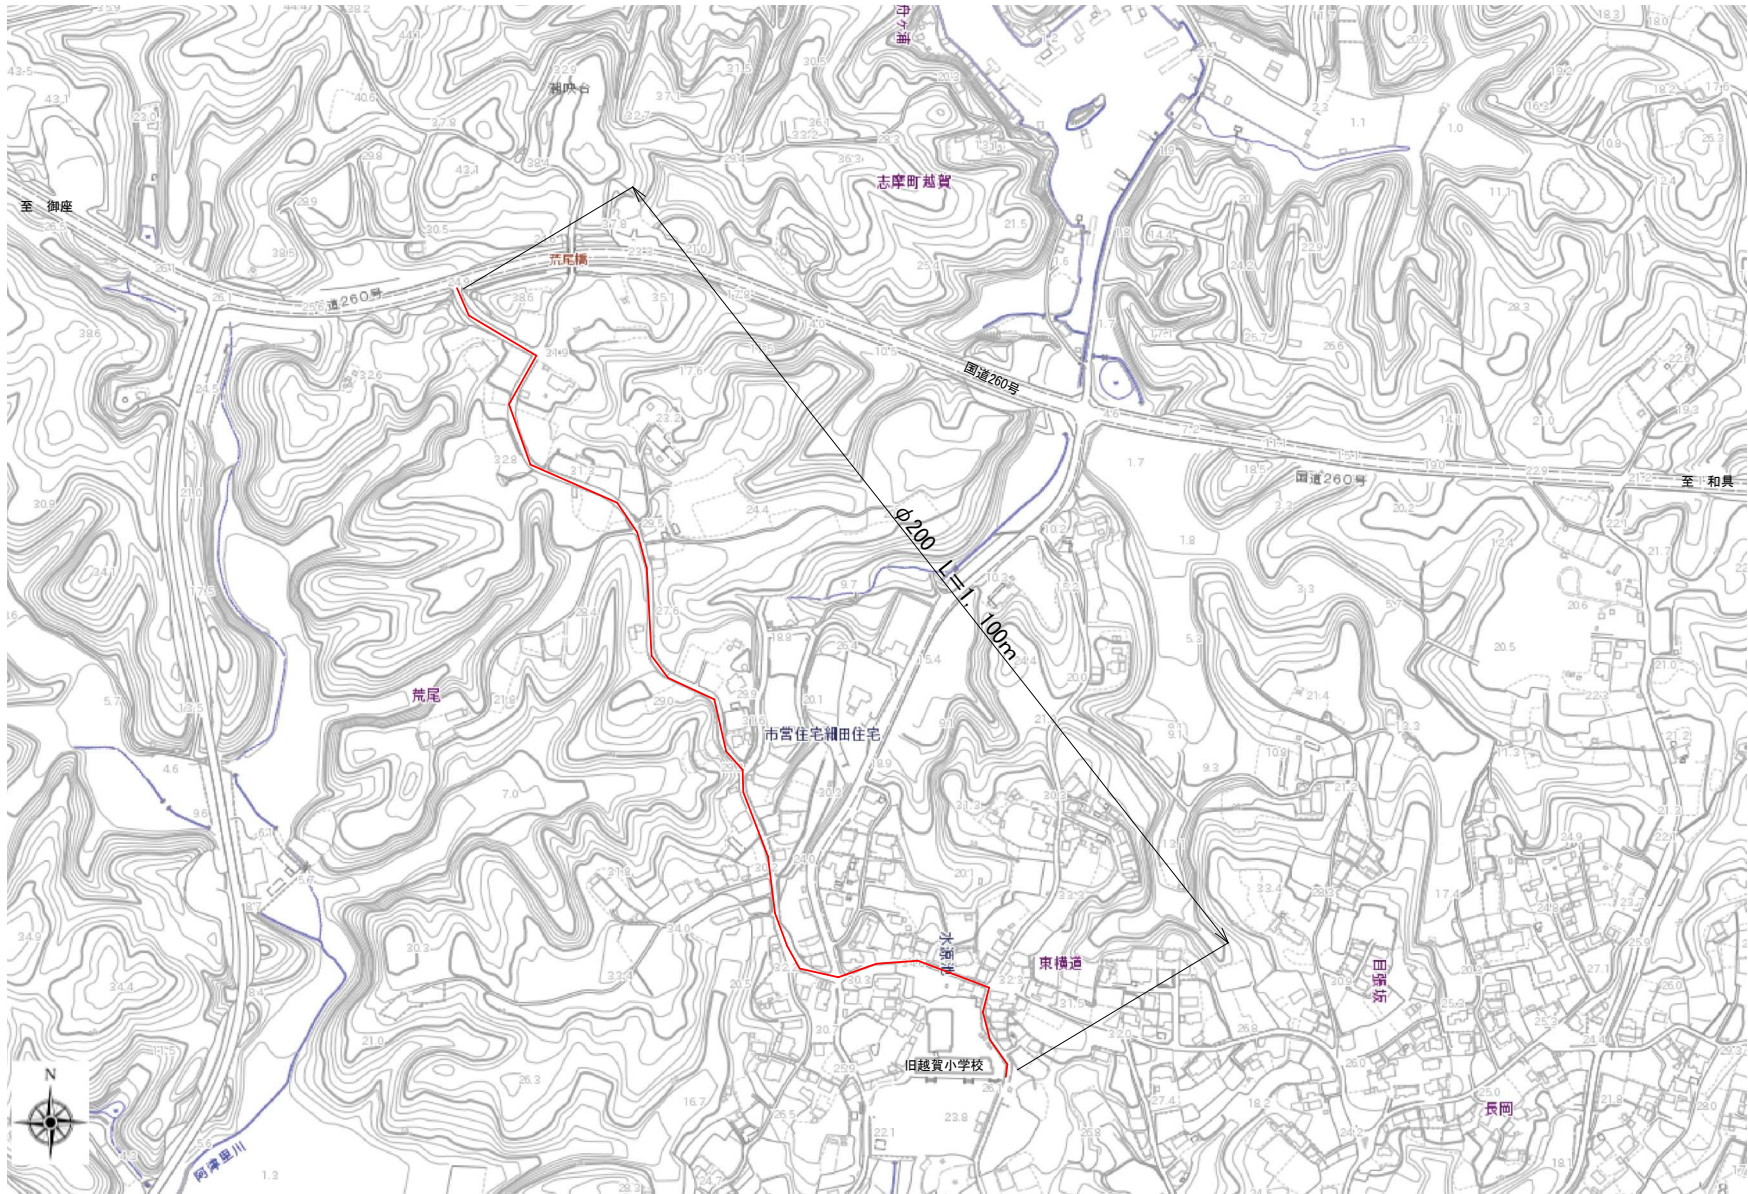

平面图



業務名	重要給水施設配水管布設 設計業務委託（越賀御座1号線他）		
施工箇所名	志摩市志摩町越賀地内		
図面の種類	平面図		
縮尺	-	図面番号	2
志摩市上下水道部			