



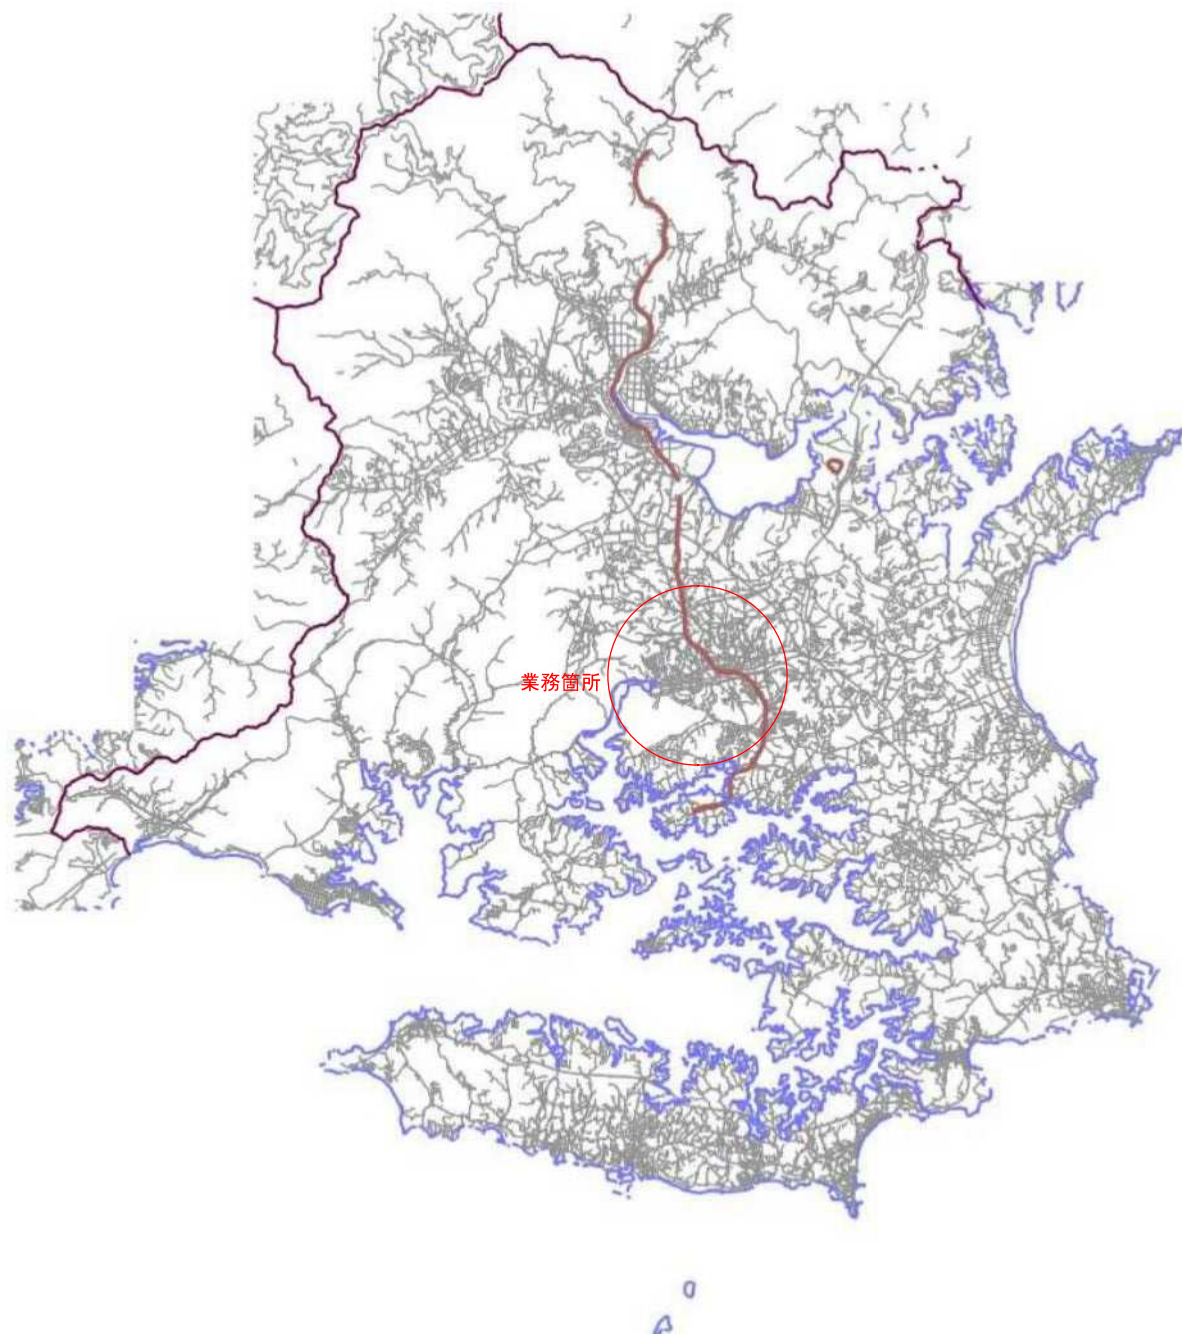

業 務 名	令和8年度 重要給水施設配水管布設補設計業務委託 (文中通字本編他)		
業務箇所名	志摩市阿児町地内		
図面の種類	位 置 図		
縮 尺	-	図面番号	1
志 摩 市 上 下 水 道 部			

平面図

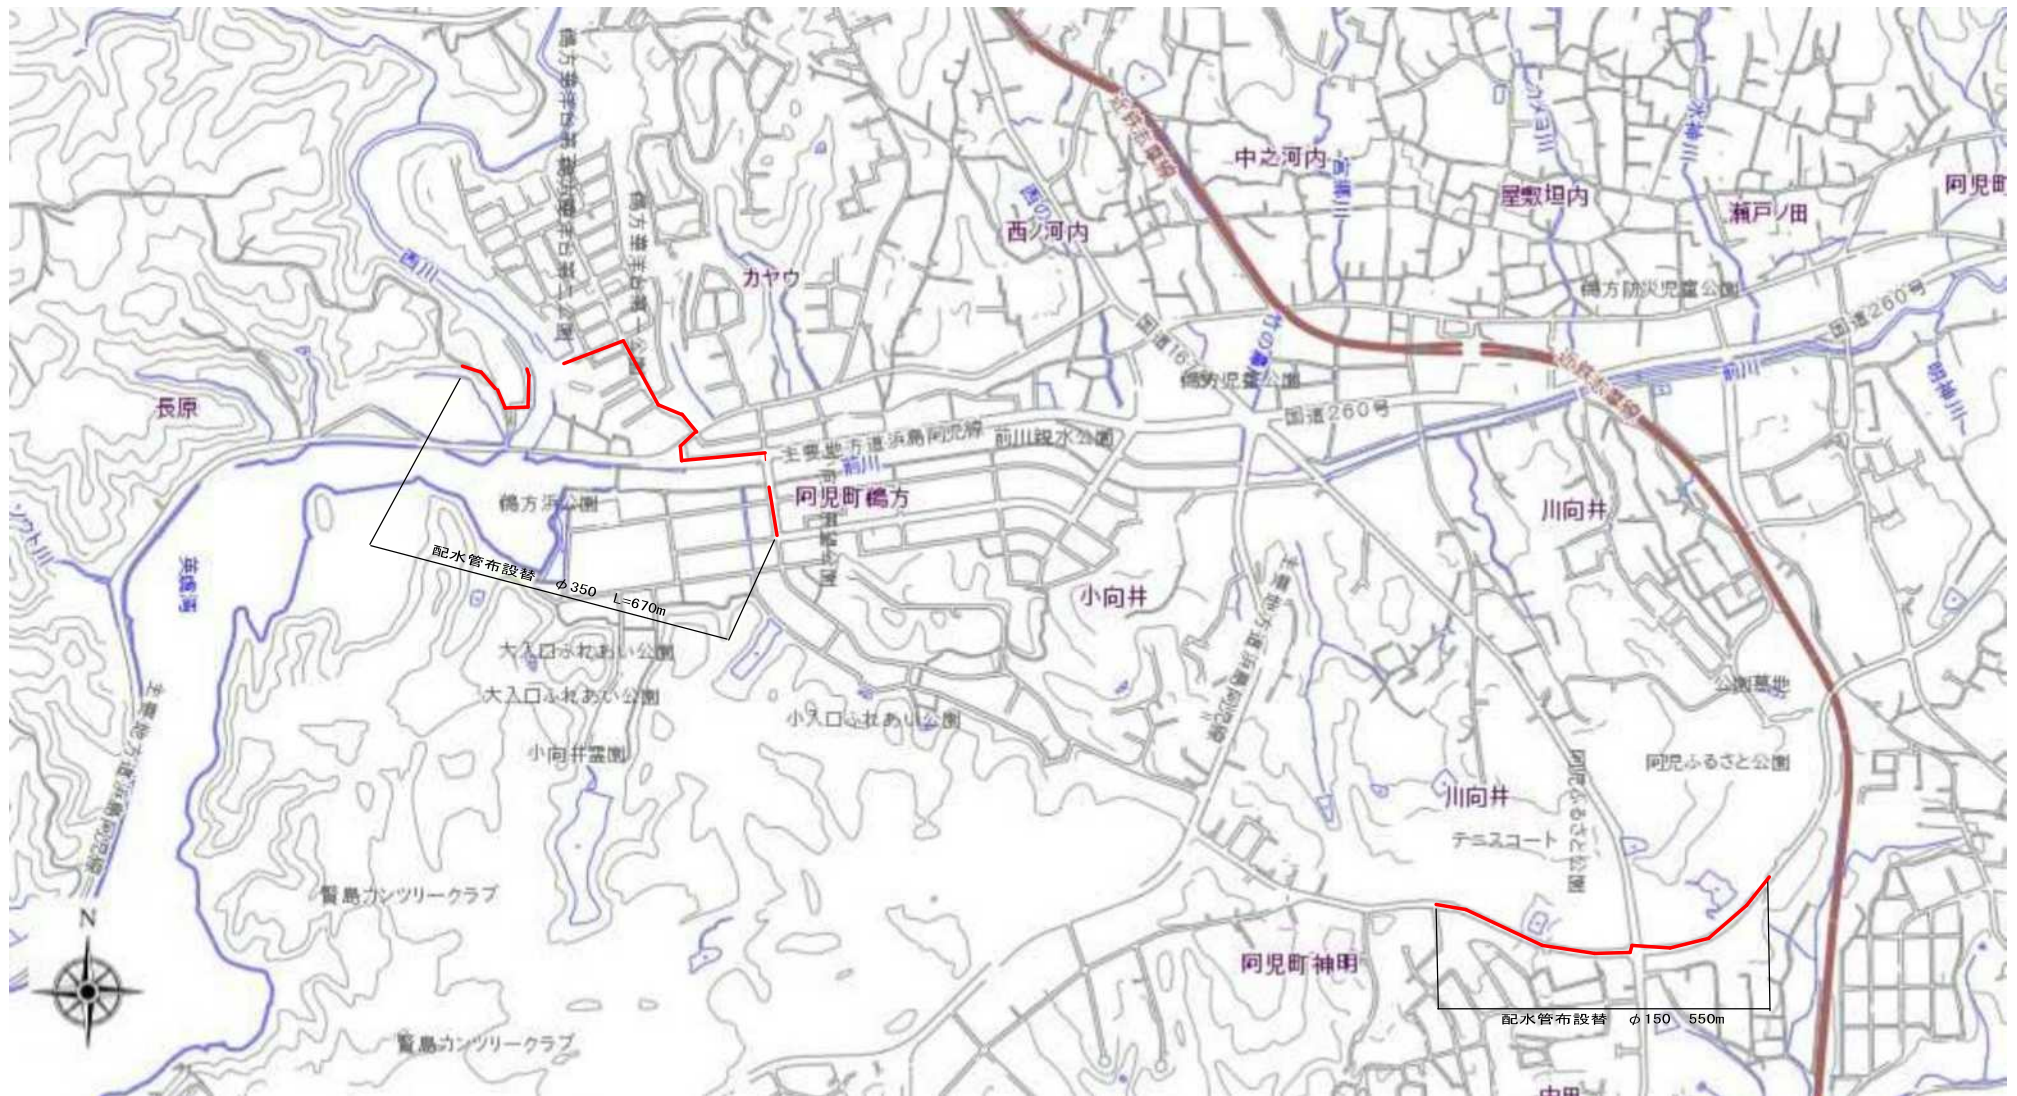

業務名	令和8年度 重要給水施設配水管布設替設計業務委託 (文中通学本線他)		
施工箇所名	志摩市阿児町地内		
図面の種類	平面図		
縮尺	-	図面番号	2
志摩市上下水道部			